


**PLANTA BAIXA FIBRA ÓPTICA EM ESTRELA**  
Escala 1:75

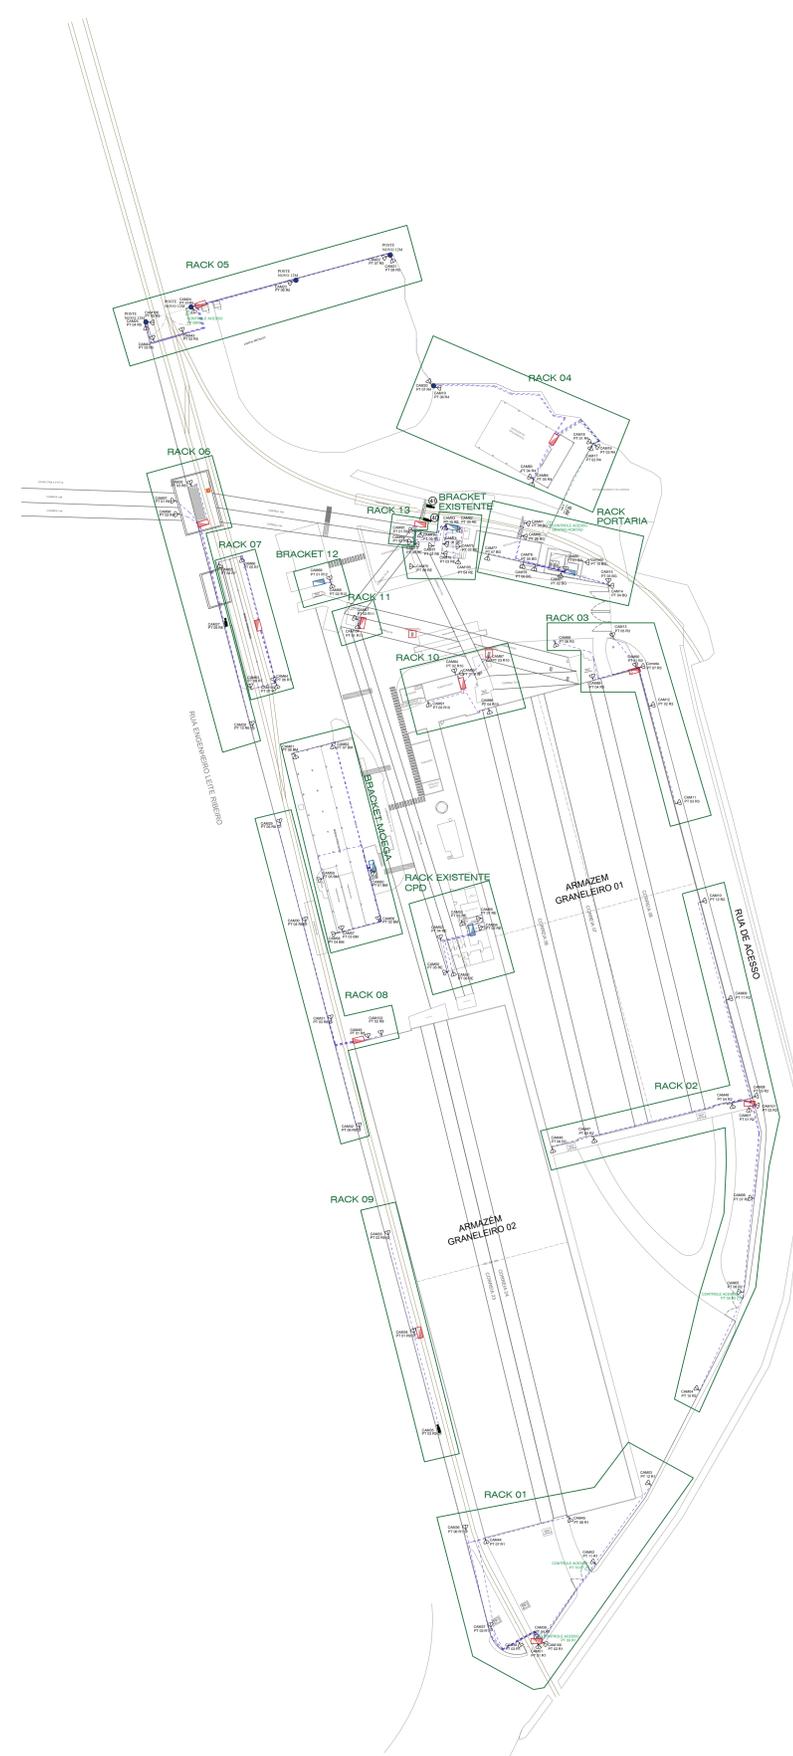

**PLANTA BAIXA CABEAMENTO ESTRUTURADO**  
Escala 1:75

ESPECIFICAÇÕES

SÍMBOLO	DESCRIÇÃO
	CÂMERA PTZ DOME - MODELO A DEFINIR
	CÂMERA FIXA PERÍMETRO - MODELO A DEFINIR
	CÂMERA FIXAS ACESSOS E INTERNAS
	CÂMERA DCR
	FLUXO DE ENTRADA E SAÍDA DE VEÍCULOS
	POSTE CONCRETO NOVO 12 METROS ALTURA
	POSTE EM ESTRUTURA GALVANIZADA NOVO 04 METROS ALTURA
	FIBRA ÓPTICA 8 F.O.
	RACK EXTERNO DE PAREDE
	BRACKET INTERNO
	CAIXA PASSAGEM SUBTERRÂNEA
	CABO BUNDADO FUTP CAT 6
	PONTO DE REDE PARA CÂMERA
	PONTO DE REDE PARA CONTROLE DE ACESSO DOS PORTÕES
	PONTO ELÉTRICO PARA TOMADA NOS QUADROS DE COMANDO, RACKS E BRACKETS
	CABO PP 6MM E 4MM - POLARIZADO PARA LIGAÇÕES DOS CIRCUITOS DE TOMADAS
	QUADRO ELÉTRICO EXISTENTE LIGADO AO GERADOR - PARA ALIMENTAÇÃO CONTÍNUA DE ENERGIA - TODO O SISTEMA DE CFTV - CONTROLE DE ACESSO - DCR

37 CÂMERAS FIXAS DE PERÍMETRO,  
SENDO 03 CÂMERAS COM ANÁLITICOS

07 CÂMERAS DOMES PTZ PÁTIO

62 CÂMERAS FIXAS NOS ACESSOS E PARTES INTERNAS,  
SENDO 01 ANALÍTICO

TOTAL DE CÂMERAS 106 UNIDADES

2 ALTO FALANTES TIPO CORNETA

9 INTERFONES IP

51 NOVOS PONTOS DE REDE E CONTROLES DE ACESSO

OBS: TODOS OS PONTOS EXISTENTES NA SALA DE CONTROLE, ALMOXARIFADO E OFICINA PRECISAM SER IDENTIFICADOS E ARRUMADOS NOS BRACKETS EXISTENTES

REVISÃO	Nº	DESCRIÇÃO	VERIF. POR	DATA
00	--			

<p><b>FLUA</b> Soluções Construtivas</p>		<p>FLUA SOLUÇÕES DE ARQUITETURA LTDA CNPJ: 37.620.258/0001-39 CONTATO: (48) 9 9663-4743 FLORIANÓPOLIS SANTA CATARINA</p>
RESPONSÁVEL TÉCNICA	PROPRIETÁRIO	
Luciane Michelin Arquiteta e Urbanista - Cui. 1098195	SCP&R Porto de São Francisco do Sul S.A. CNPJ: 29.307.982/0001-40	

CLIENTE	<b>SCP&amp;R PORTO DE SÃO FRANCISCO DO SUL S.A.</b>	
PROJETO	PLANTA BAIXA DO TERMINAL GRANELEIRO DETALHAMENTO DE REDE	
LOCAL	SÃO FRANCISCO DO SUL - SC	
ENDEREÇO	Avenida Engenheiro Leite Ribeiro, 782	PIRANHA
ESCALA	indicada	DATA
	31/07/2023	DESENHO
		Luciane