




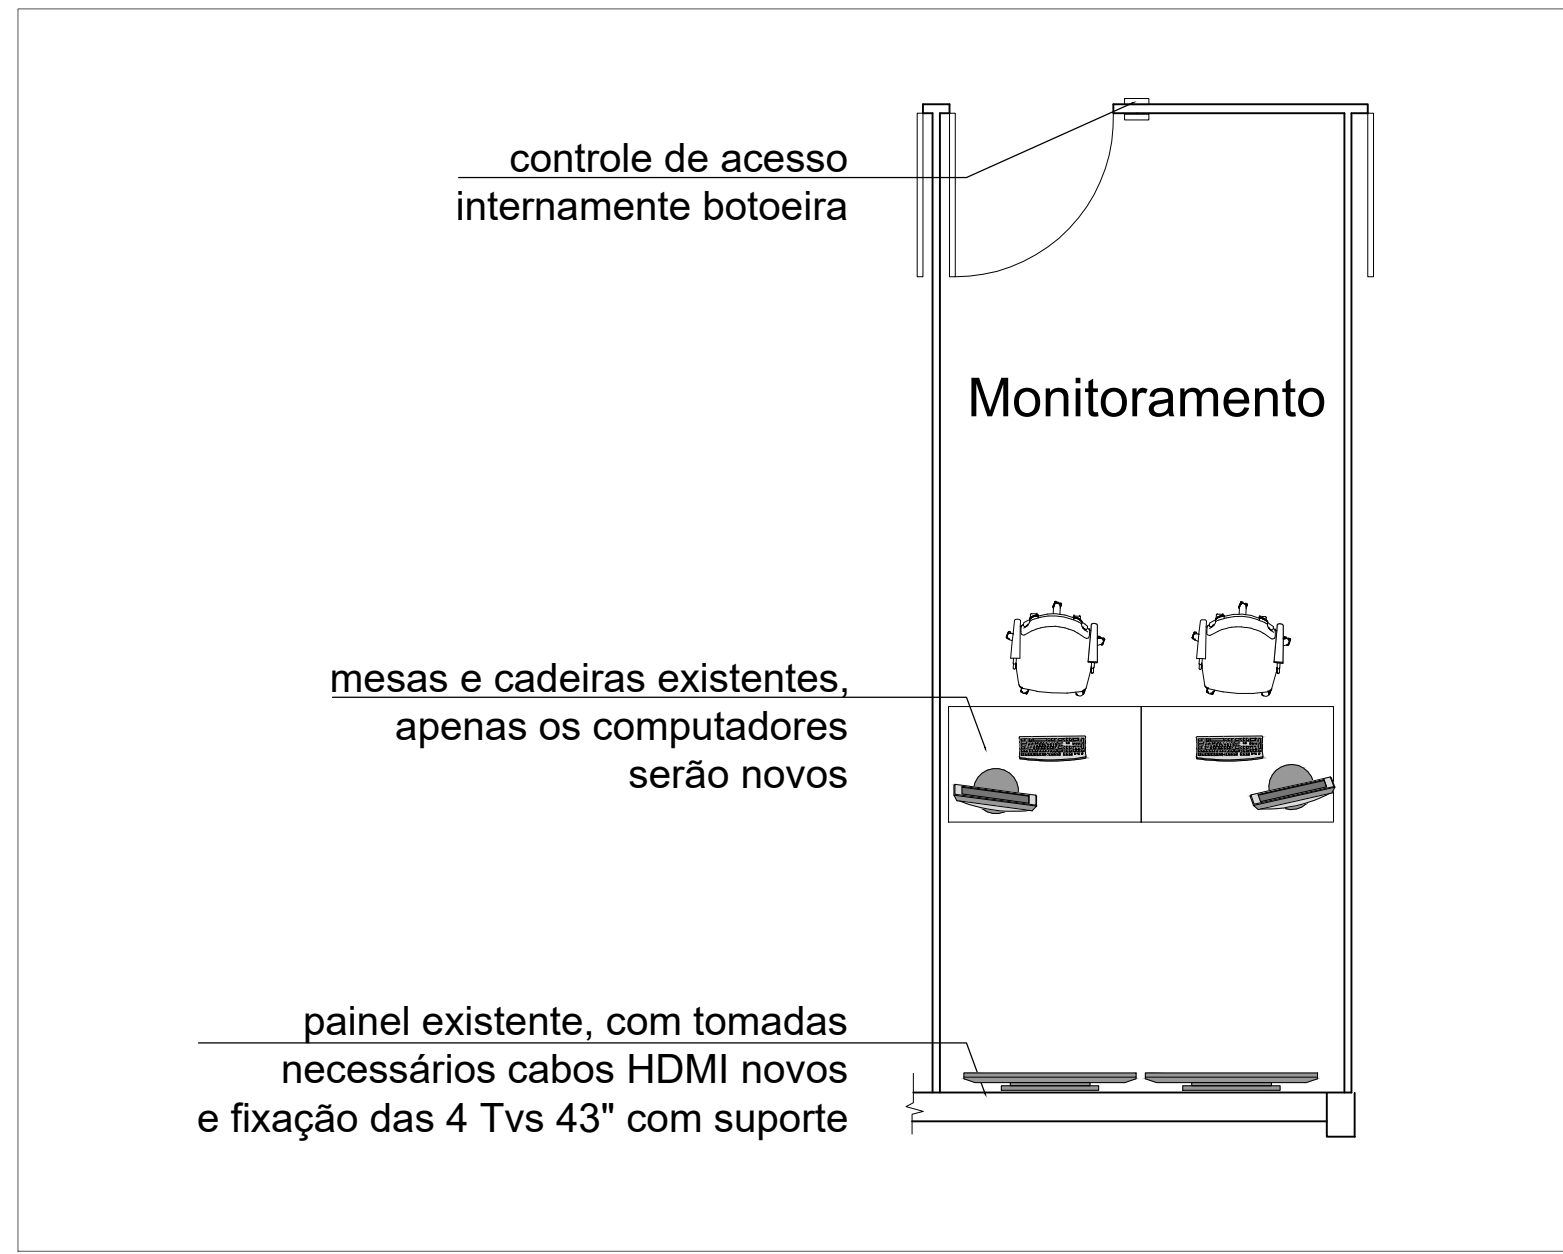


PLANTA BAIXA SALA MONITORAMENTO-ADM
Sem Escala

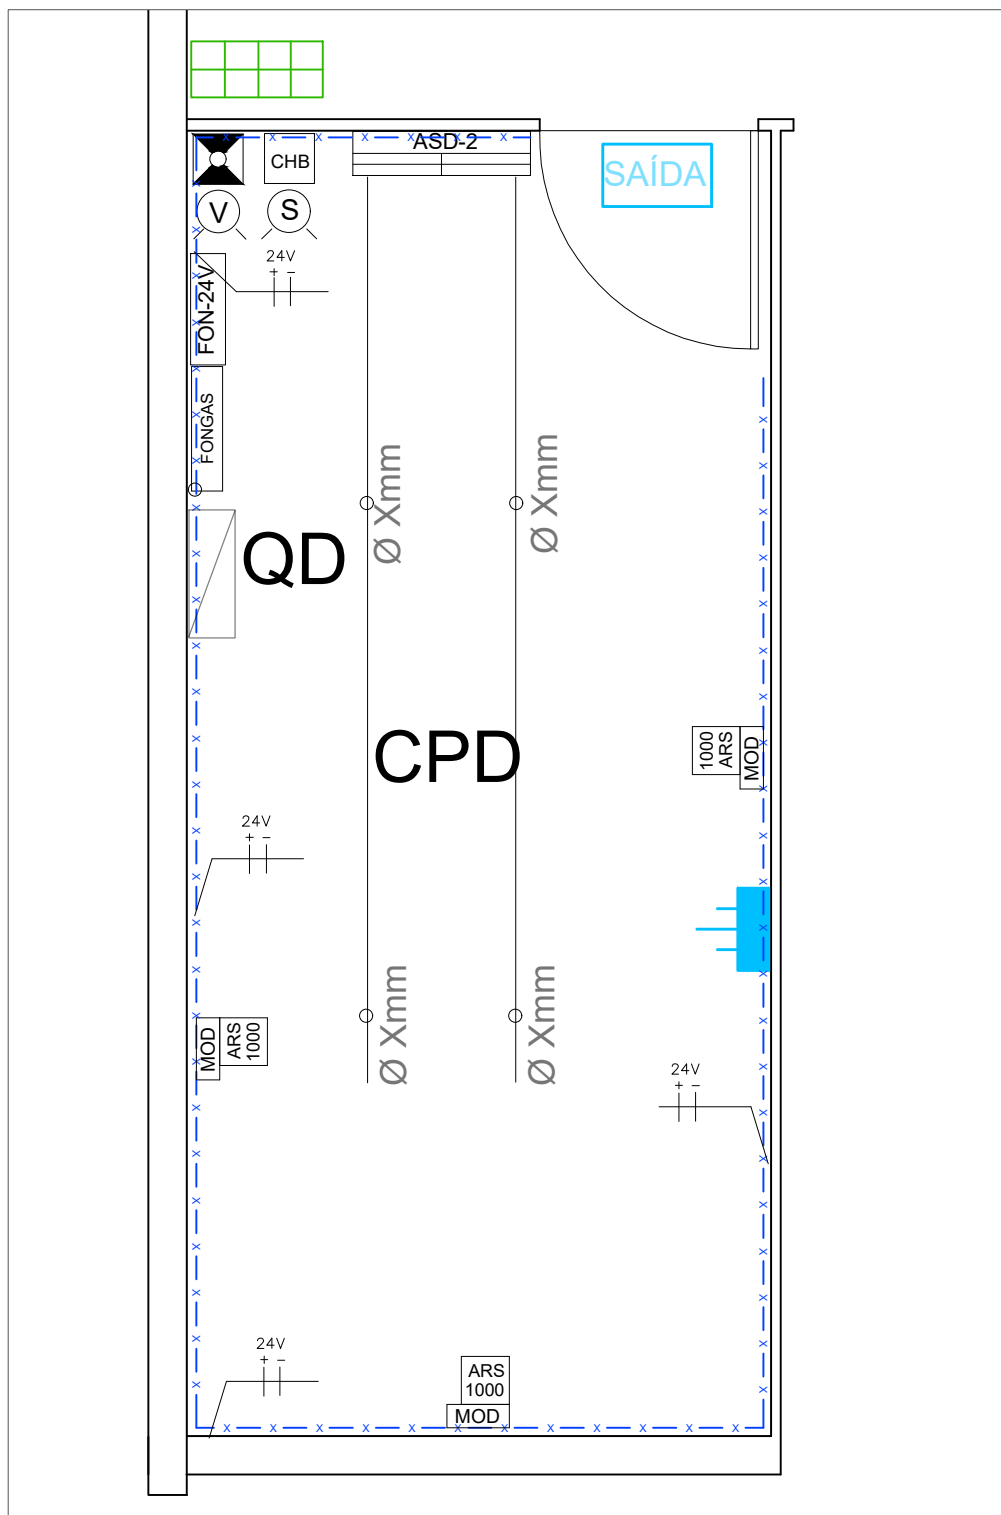


PLANTA BAIXA CPD - PREVENÇÃO DE COMBATE
A INCÊNDIO E ILUMINAÇÃO EMERGÊNCIA - ADM
Escala 1:30

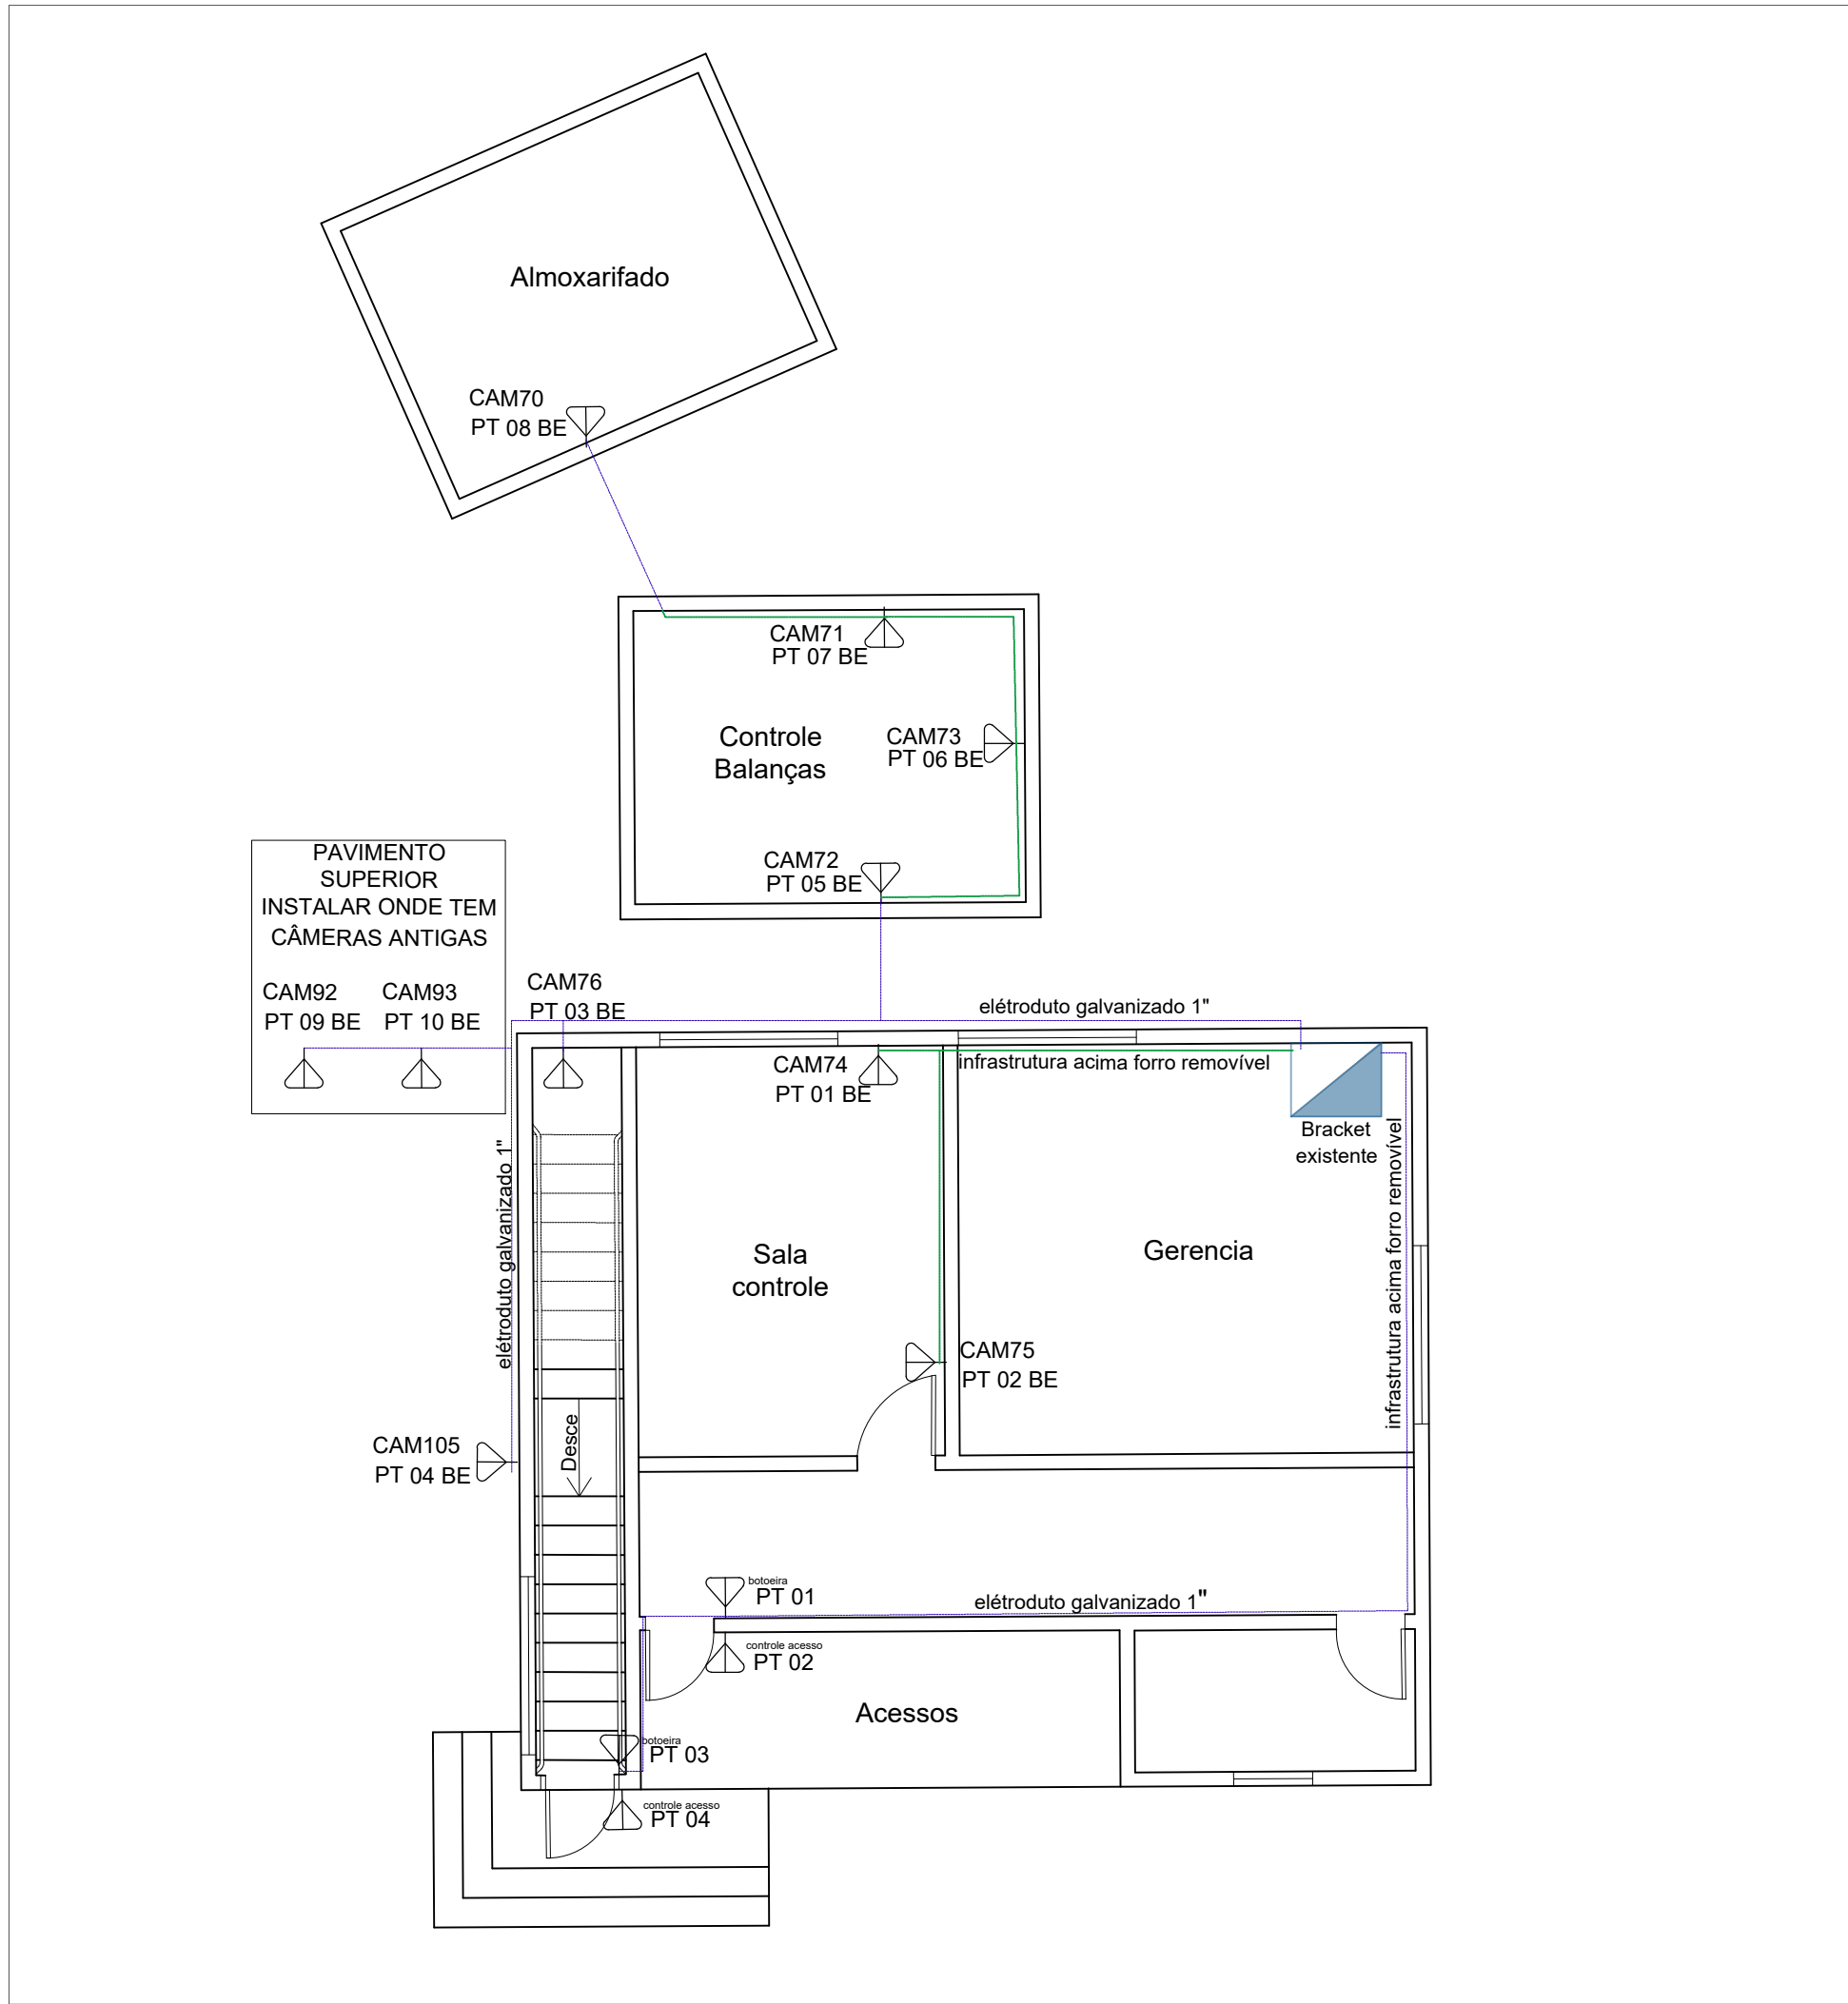


PLANTA BAIXA PRÉDIO SALA CONTROLE
Escala 1:75

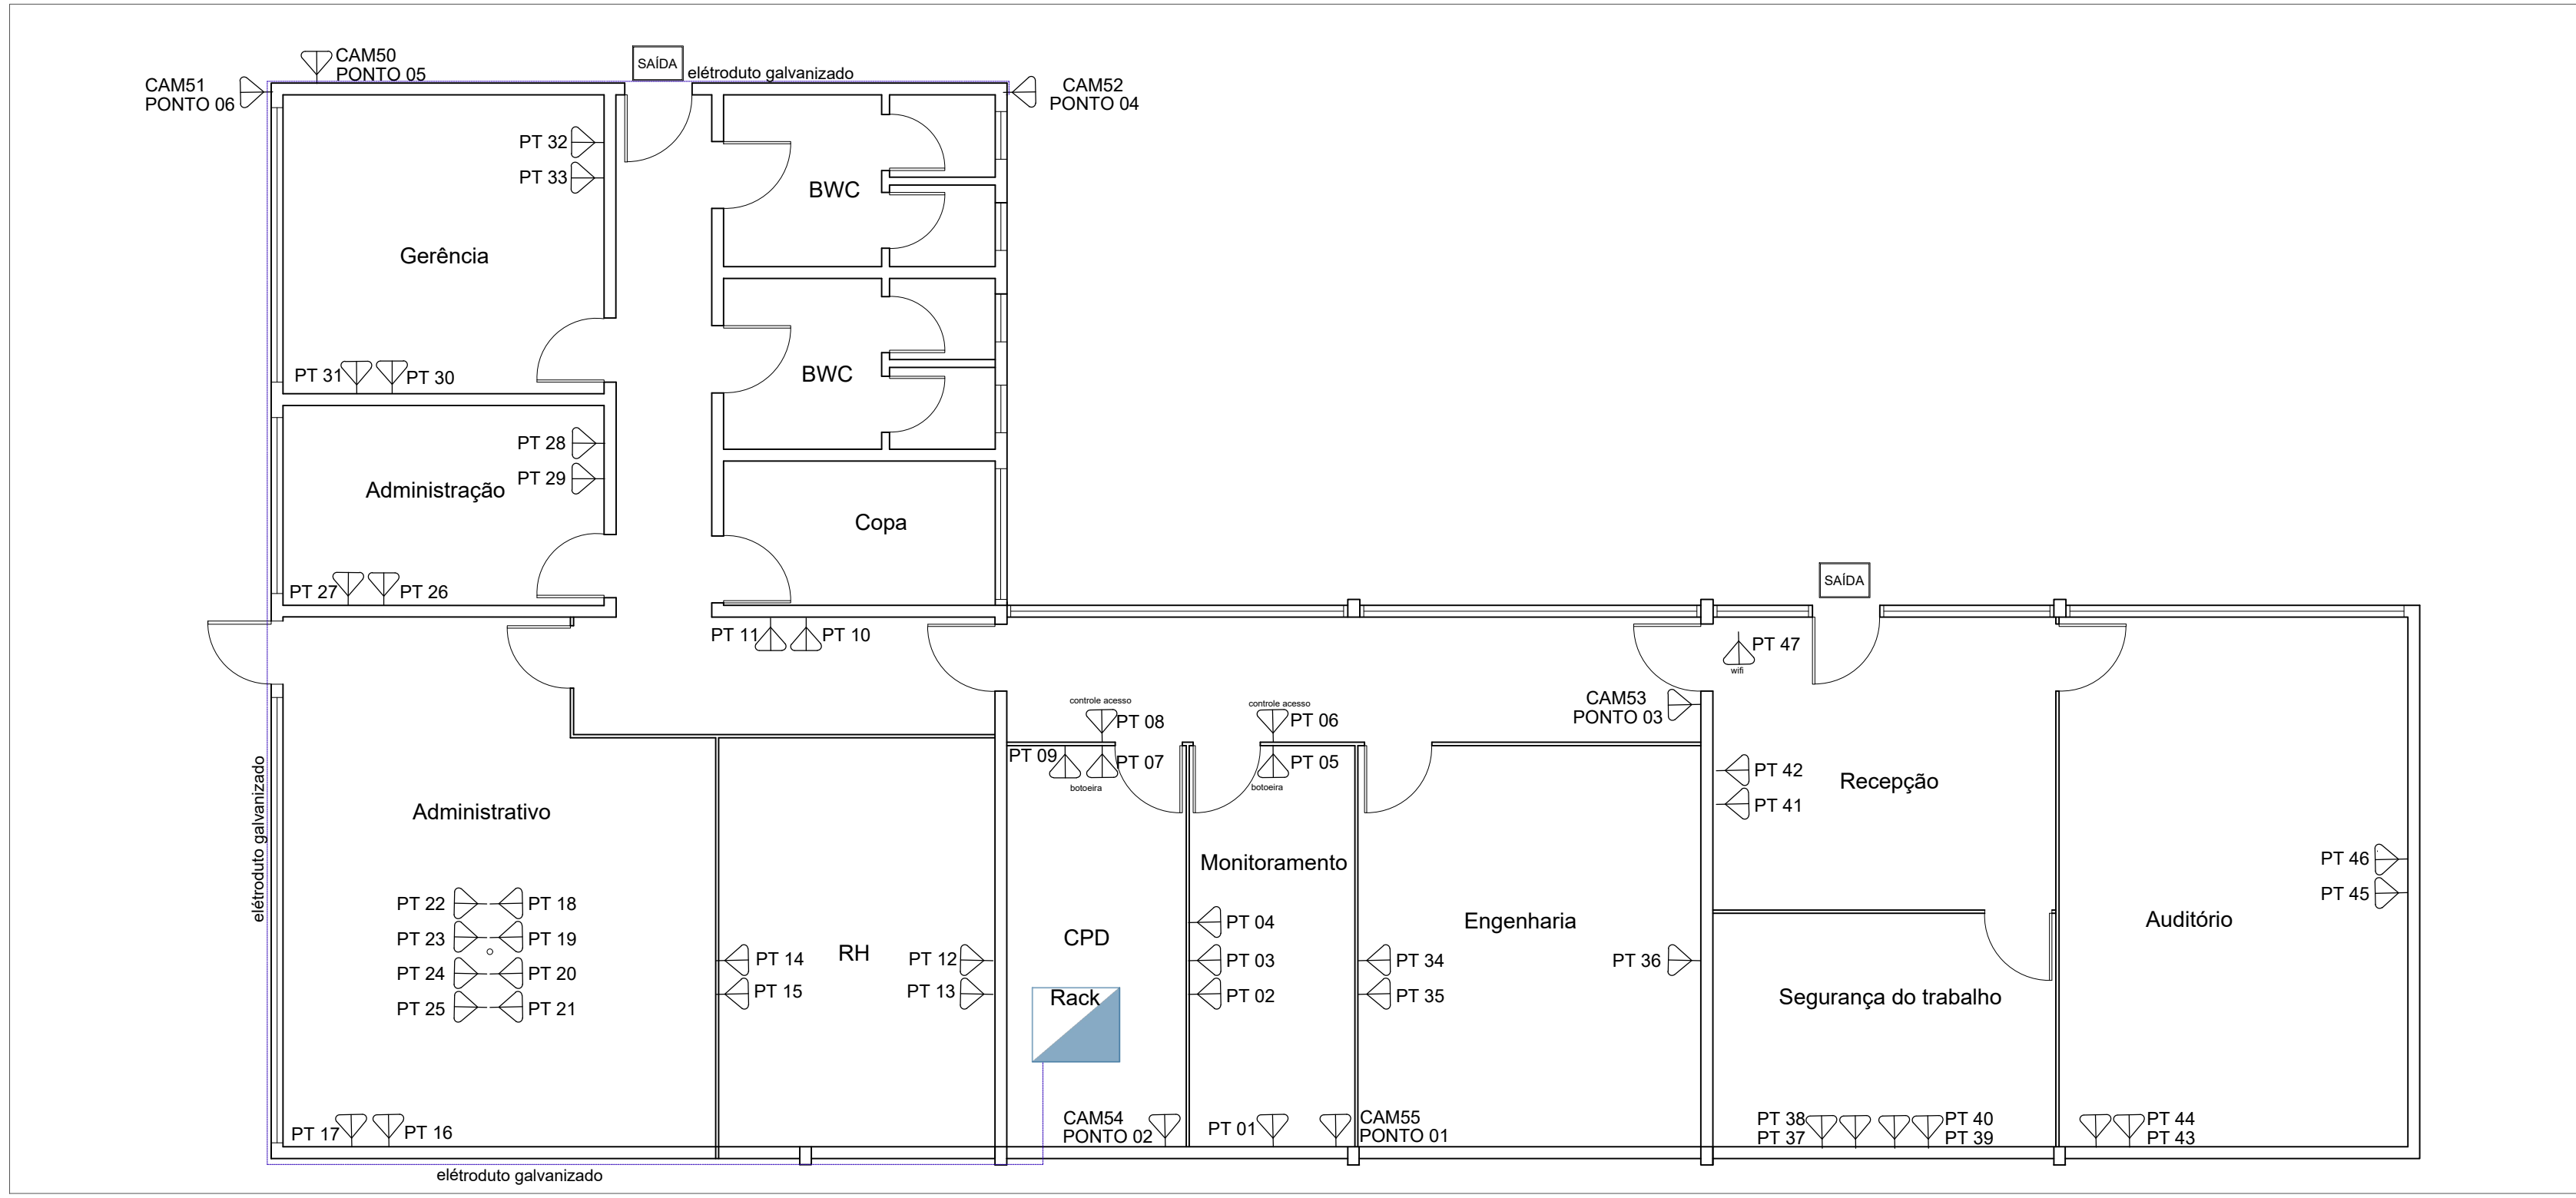



PLANTA BAIXA PRÉDIO ADMINISTRATIVO
Escala 1:75

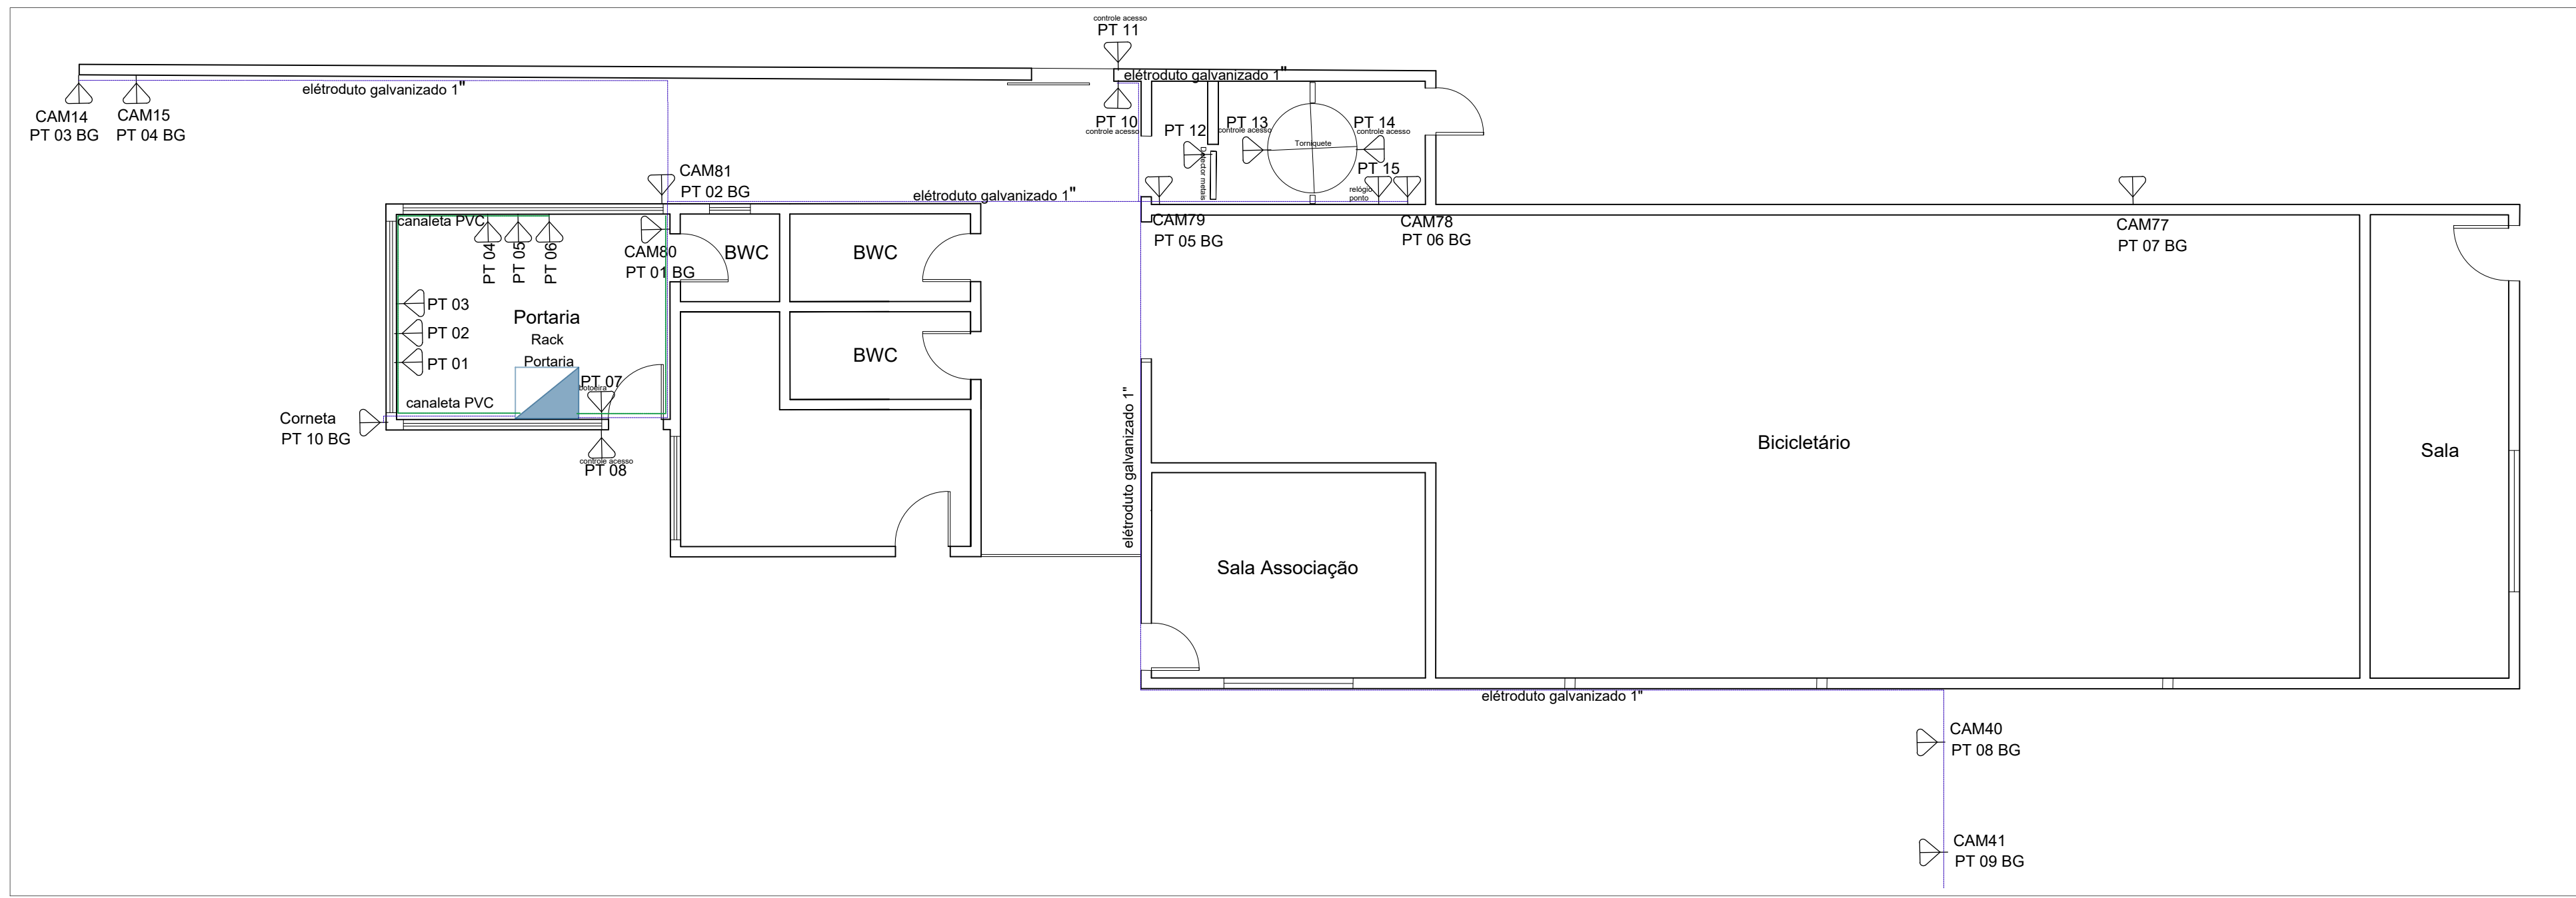

PLANTA BAIXA PORTARIA E ACESSO A ÁREA ALFANDEGADA
Escala 1:75

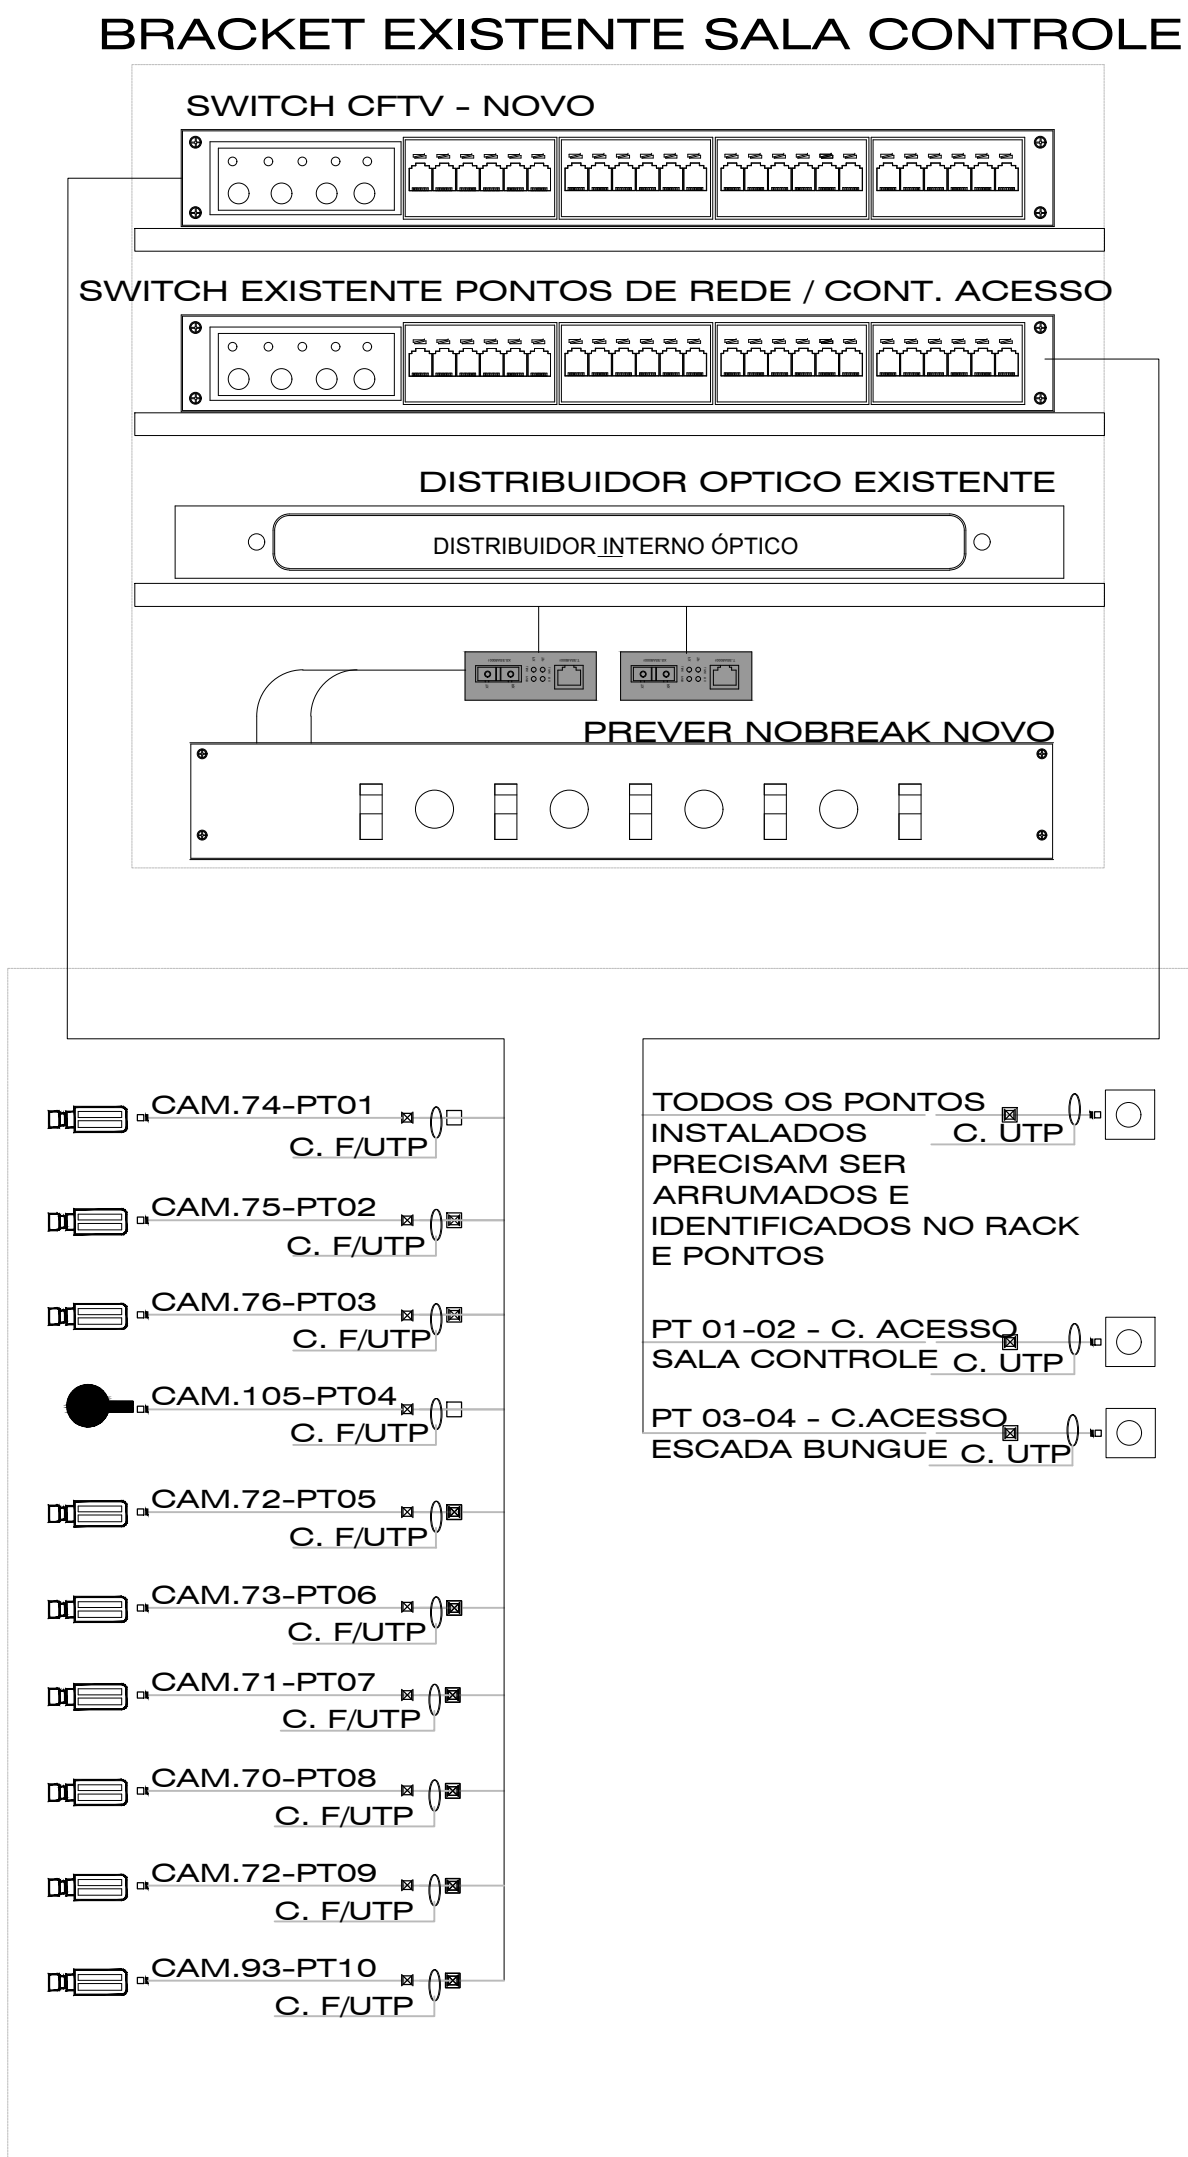

ESQUEMA DE LIGAÇÕES PRÉDIO SALA CONTROLE

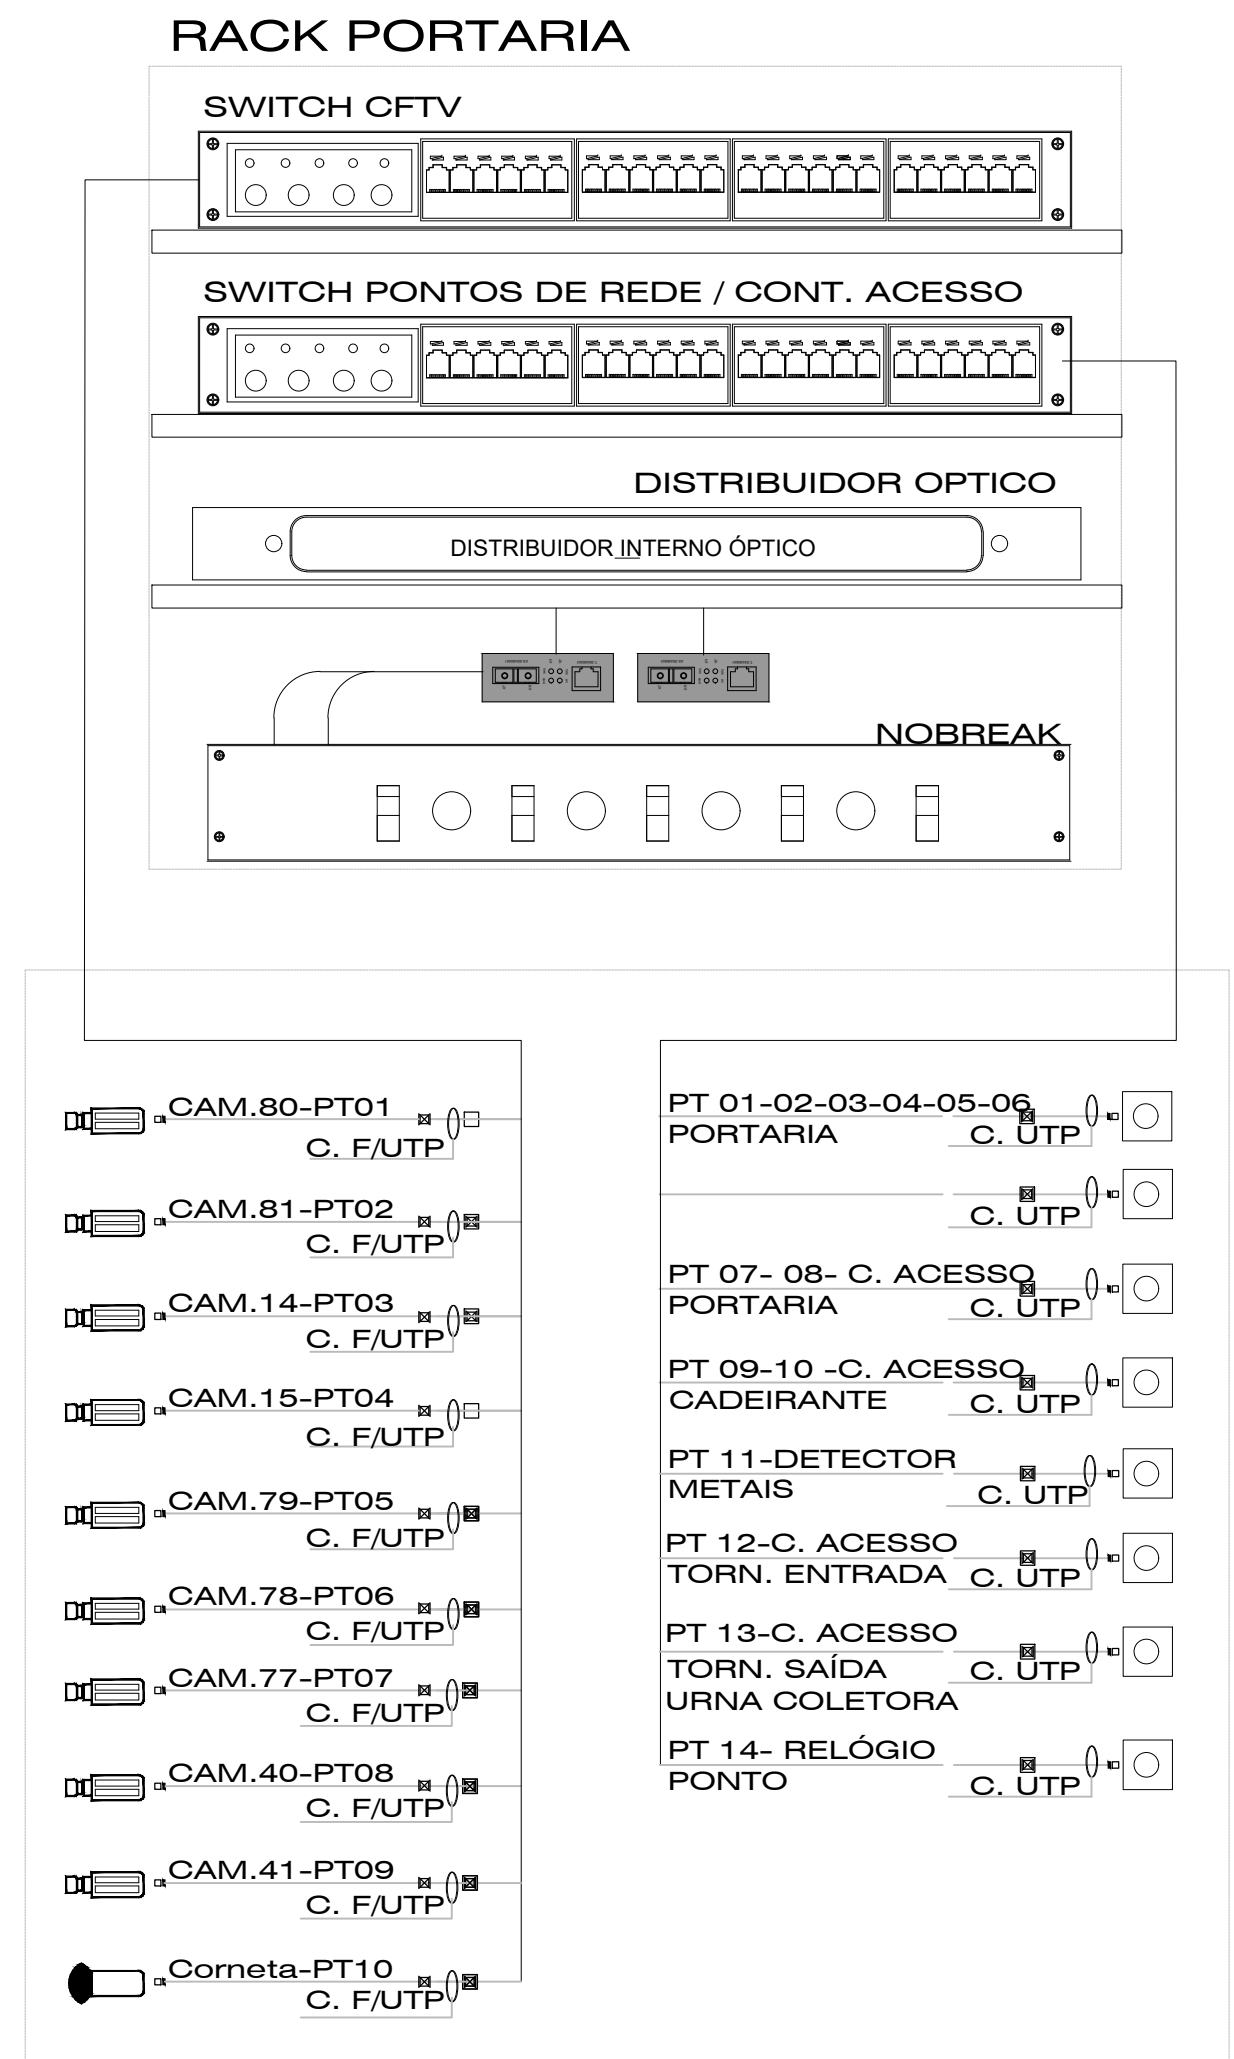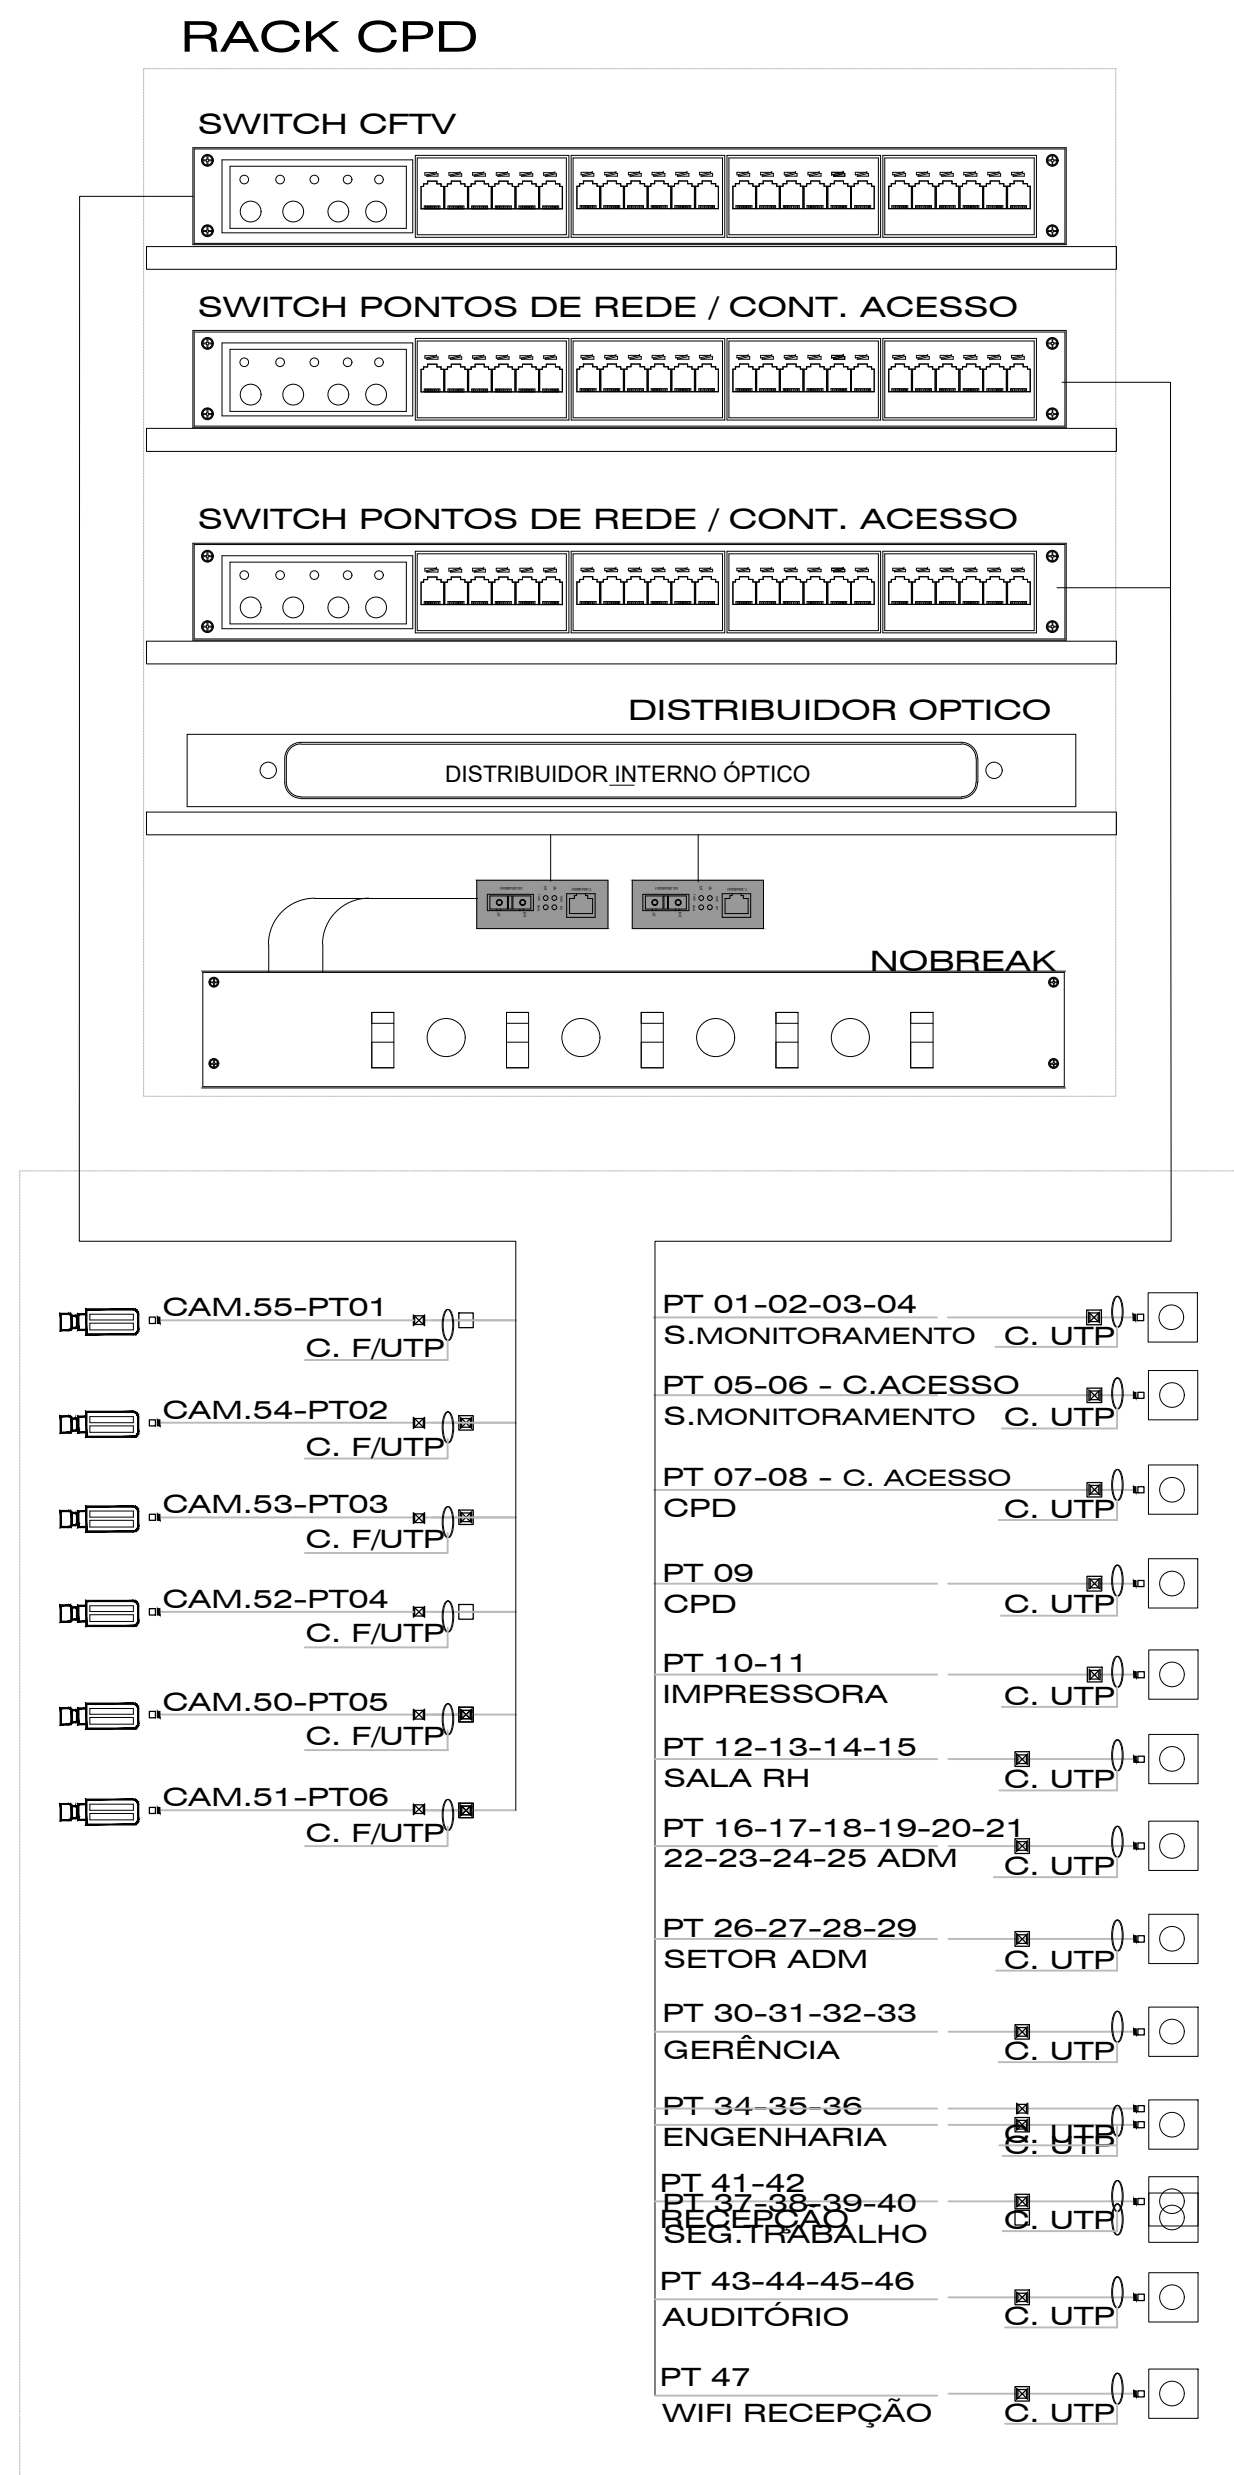

ESQUEMA DE LIGAÇÕES PORTARIA E PRÉDIO ADM

SÍMBOLO	DESCRIÇÃO
	FIBRA ÓPTICA 6 F.O.
	RACK INTERNO
	ELETRODUTO GALVANIZADO PESADO
	CABO BLINDADO FUTP CAT 6 ÁREA EXTERNA
	CABO UTP CAT6 ÁREA INTERNA
	CANALETA PVC ÁREA INTERNA
	PONTO DE REDE

Quadro de Simbologia e Legenda	
Sistema de Alarme e Detecção de Incêndio a Implantar	
	Central de alarme de incêndio endereçável de 01 linha - classe A - 220V(CA)/24V(CC) modelo SCP 520 Securion
	Central de alarme de incêndio endereçável de detecção de fumaça por aspiração dupla (2 ramais) - 24V(CC)
	Acionador manual de combate endereçável IP 65 - 24 V (CC)
	Chave de bloqueio do sistema de combate a incêndio - 24 V(CC)
	Aviador visual endereçável de combate a incêndio - 24V(CC)
	Aviador sonoro endereçável de alarme de incêndio - 24V(CC)
	Aerossol para combate a incêndio por disparo elétrico - 1000 g
	Módulo de disparo de aerossol - sistema de combate a incêndio
	Módulo de monitoramento de linha - sistema de combate a incêndio
	Fonte auxiliar para alimentação dos aerossóis de combate a incêndio - 90 ~240 V(CA) - 24 V(CC)
	Fonte auxiliar para alimentação das centrais de aspiração - 90 ~ 240V(CA) - 24V(CC)
	Orifício de amostragem no duto de aspiração
Importante: Deve-se considerar o diâmetro de 3/4" para todas as tubulações projetadas, exceto quando indicado.	
Legenda iluminação de Emergência	
	Placa luminosa de saída autônoma
	Bloco autônomo Led 1.000 lumens

Revisão	00	-			
DESIGNO	Nº		DESCRIÇÃO	VERIF. POR	DATA
REVISÕES					

 FLUA Soluções Construtivas		FLUA SOLUÇÕES DE ARQUITETURA LTDA CNPJ: 37.600.258/0001-39 CONTATO: (48) 9 9683-4743 FLORIANÓPOLIS SANTA CATARINA	
RESPONSÁVEL TÉCNICA		PROPRIETÁRIO	
Luciane Michelson Arquiteta e Urbanista - Crea 1008195		SCPAR Porto de São Francisco do Sul S.A. CNPJ: 20.307.982/0001-00	
CLIENTE			
SCPAR PORTO DE SÃO FRANCISCO DO SUL S.A.			
PROJETO			
PORTARIA / PRÉDIO ADMINISTRATIVO/SALA CONTROLE DETALHAMENTO DE REDE CPD - PREVENÇÃO E COMBATE INCÊNDIO E ILUMINAÇÃO EMERGÊNCIA			
LOCAL			
SÃO FRANCISCO DO SUL - SC			
ENDEREÇO		PRANCHA	
Avenida Engenheiro Leite Ribeiro, 782			
ESCALA	DATA	DESENHO	8/9
indicada	31/07/2023	Luciane	