




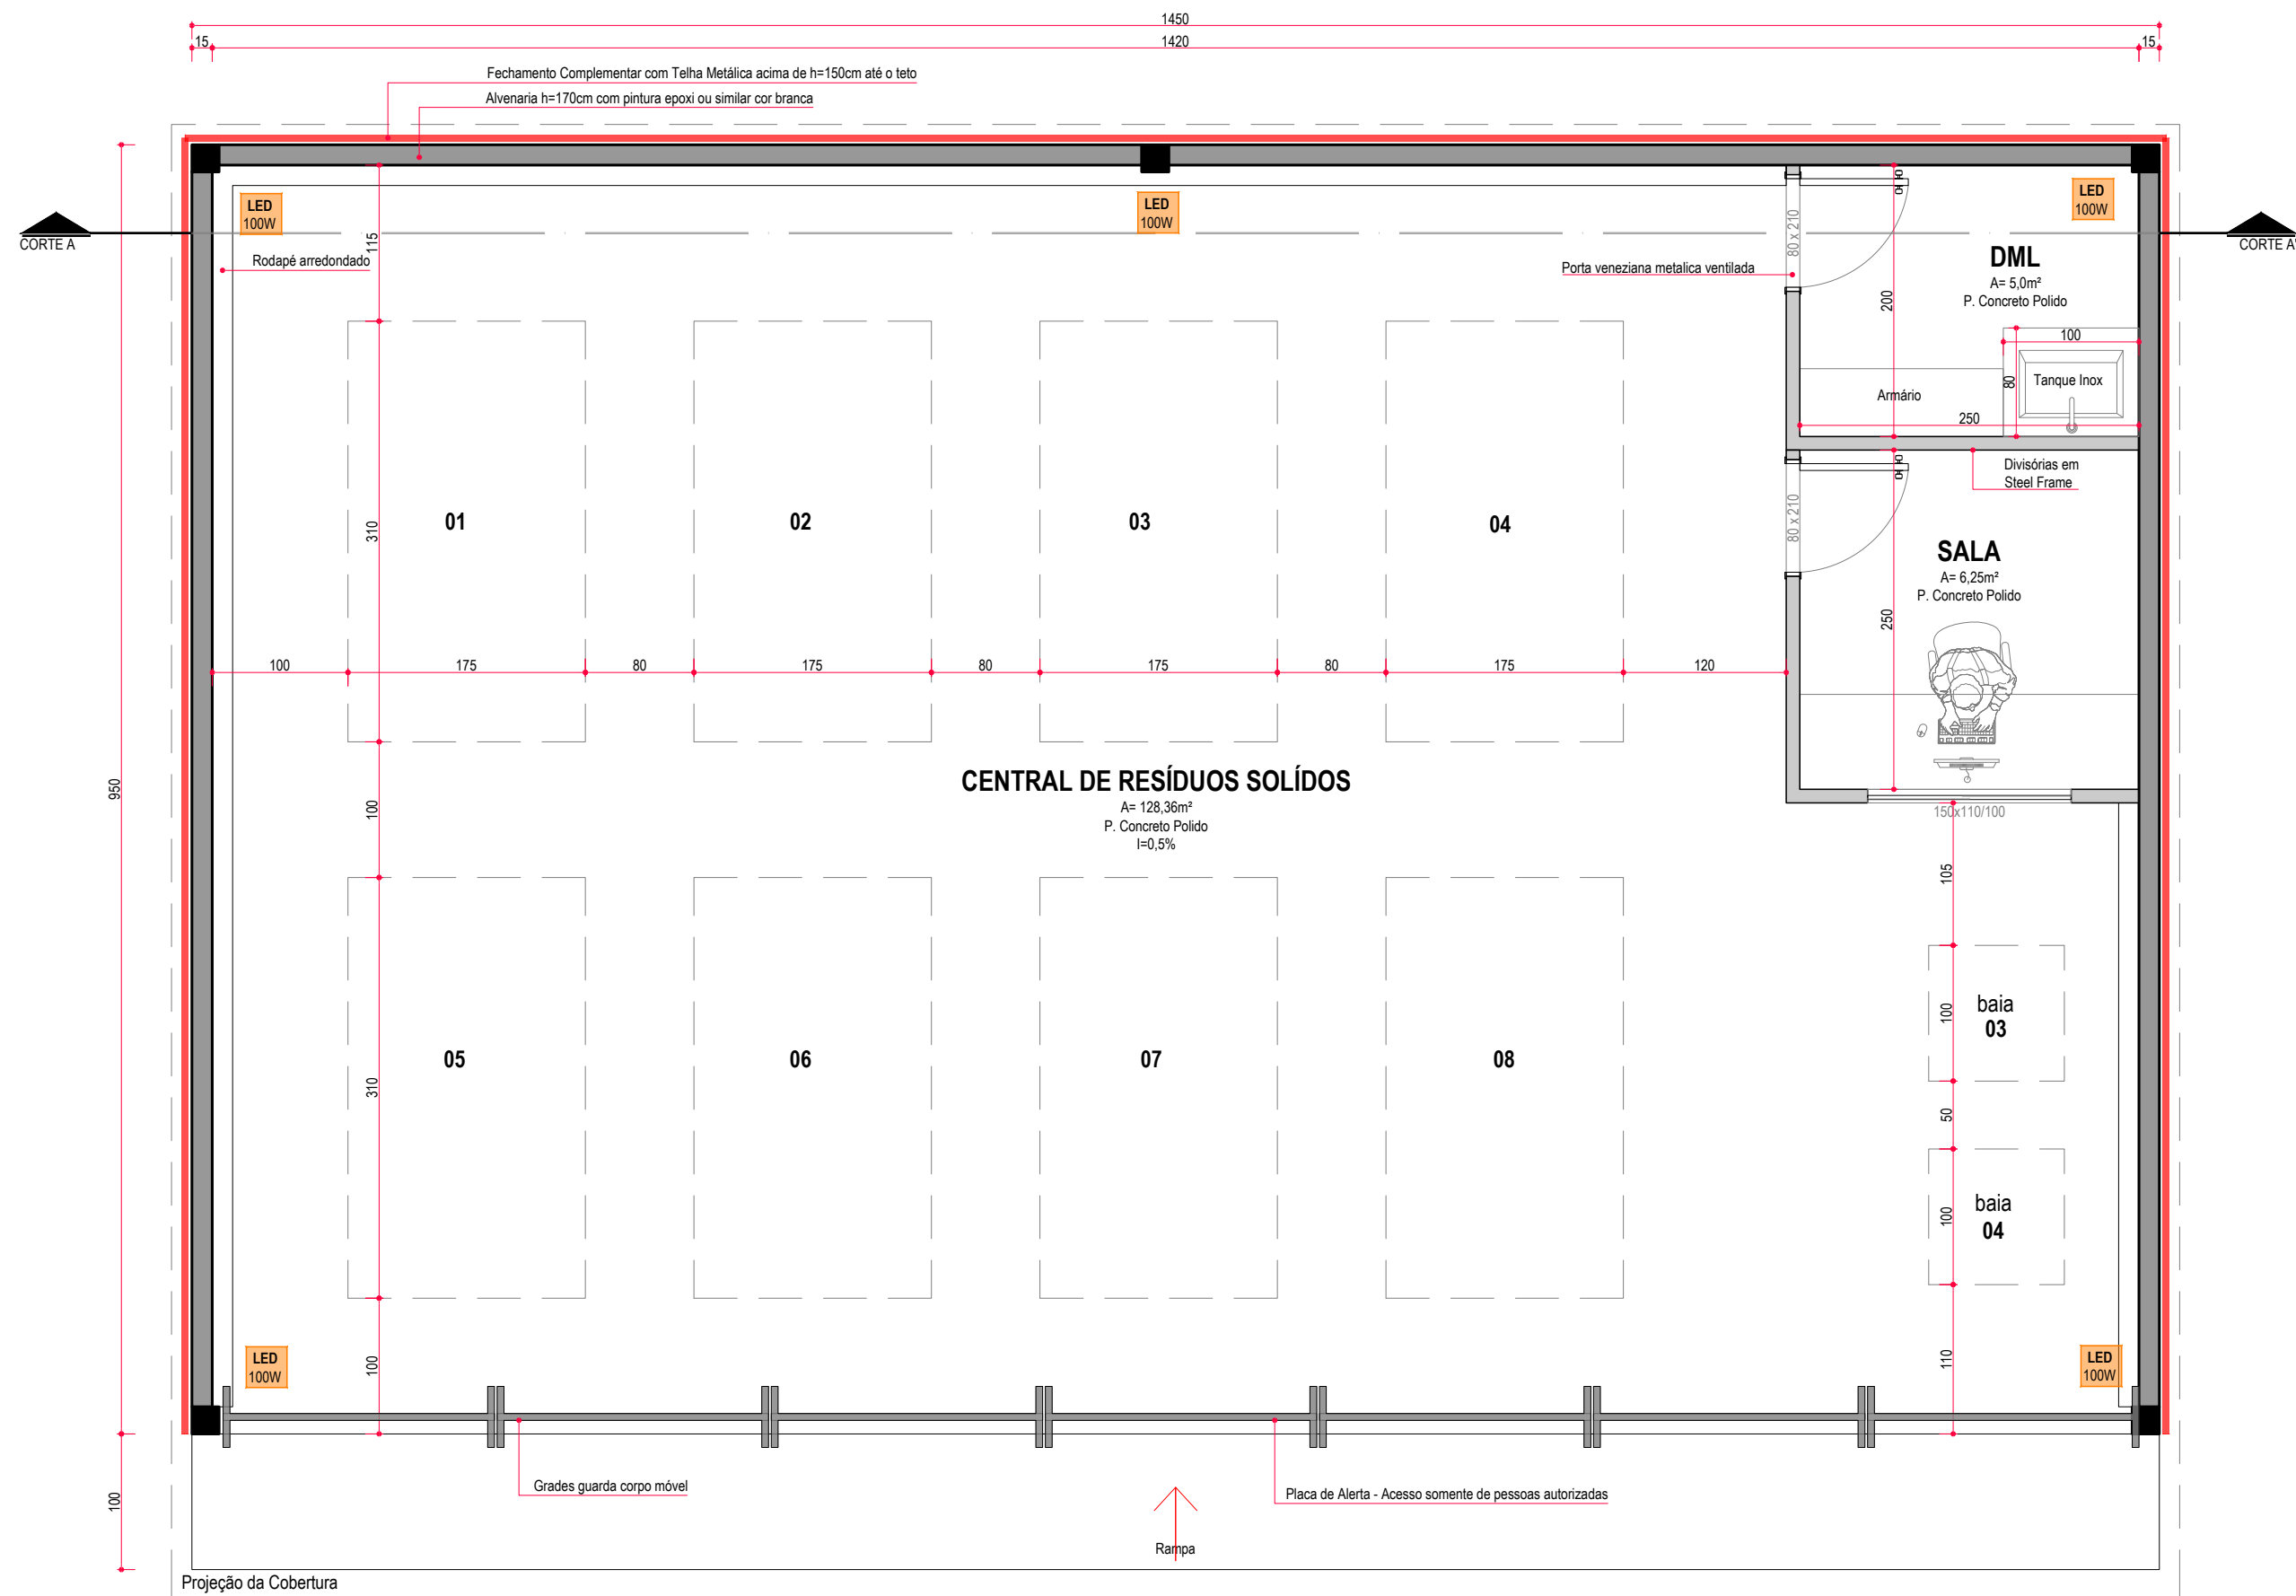


PLANTA BAIXA
ESCALA 1:100
Área: 137,75m²

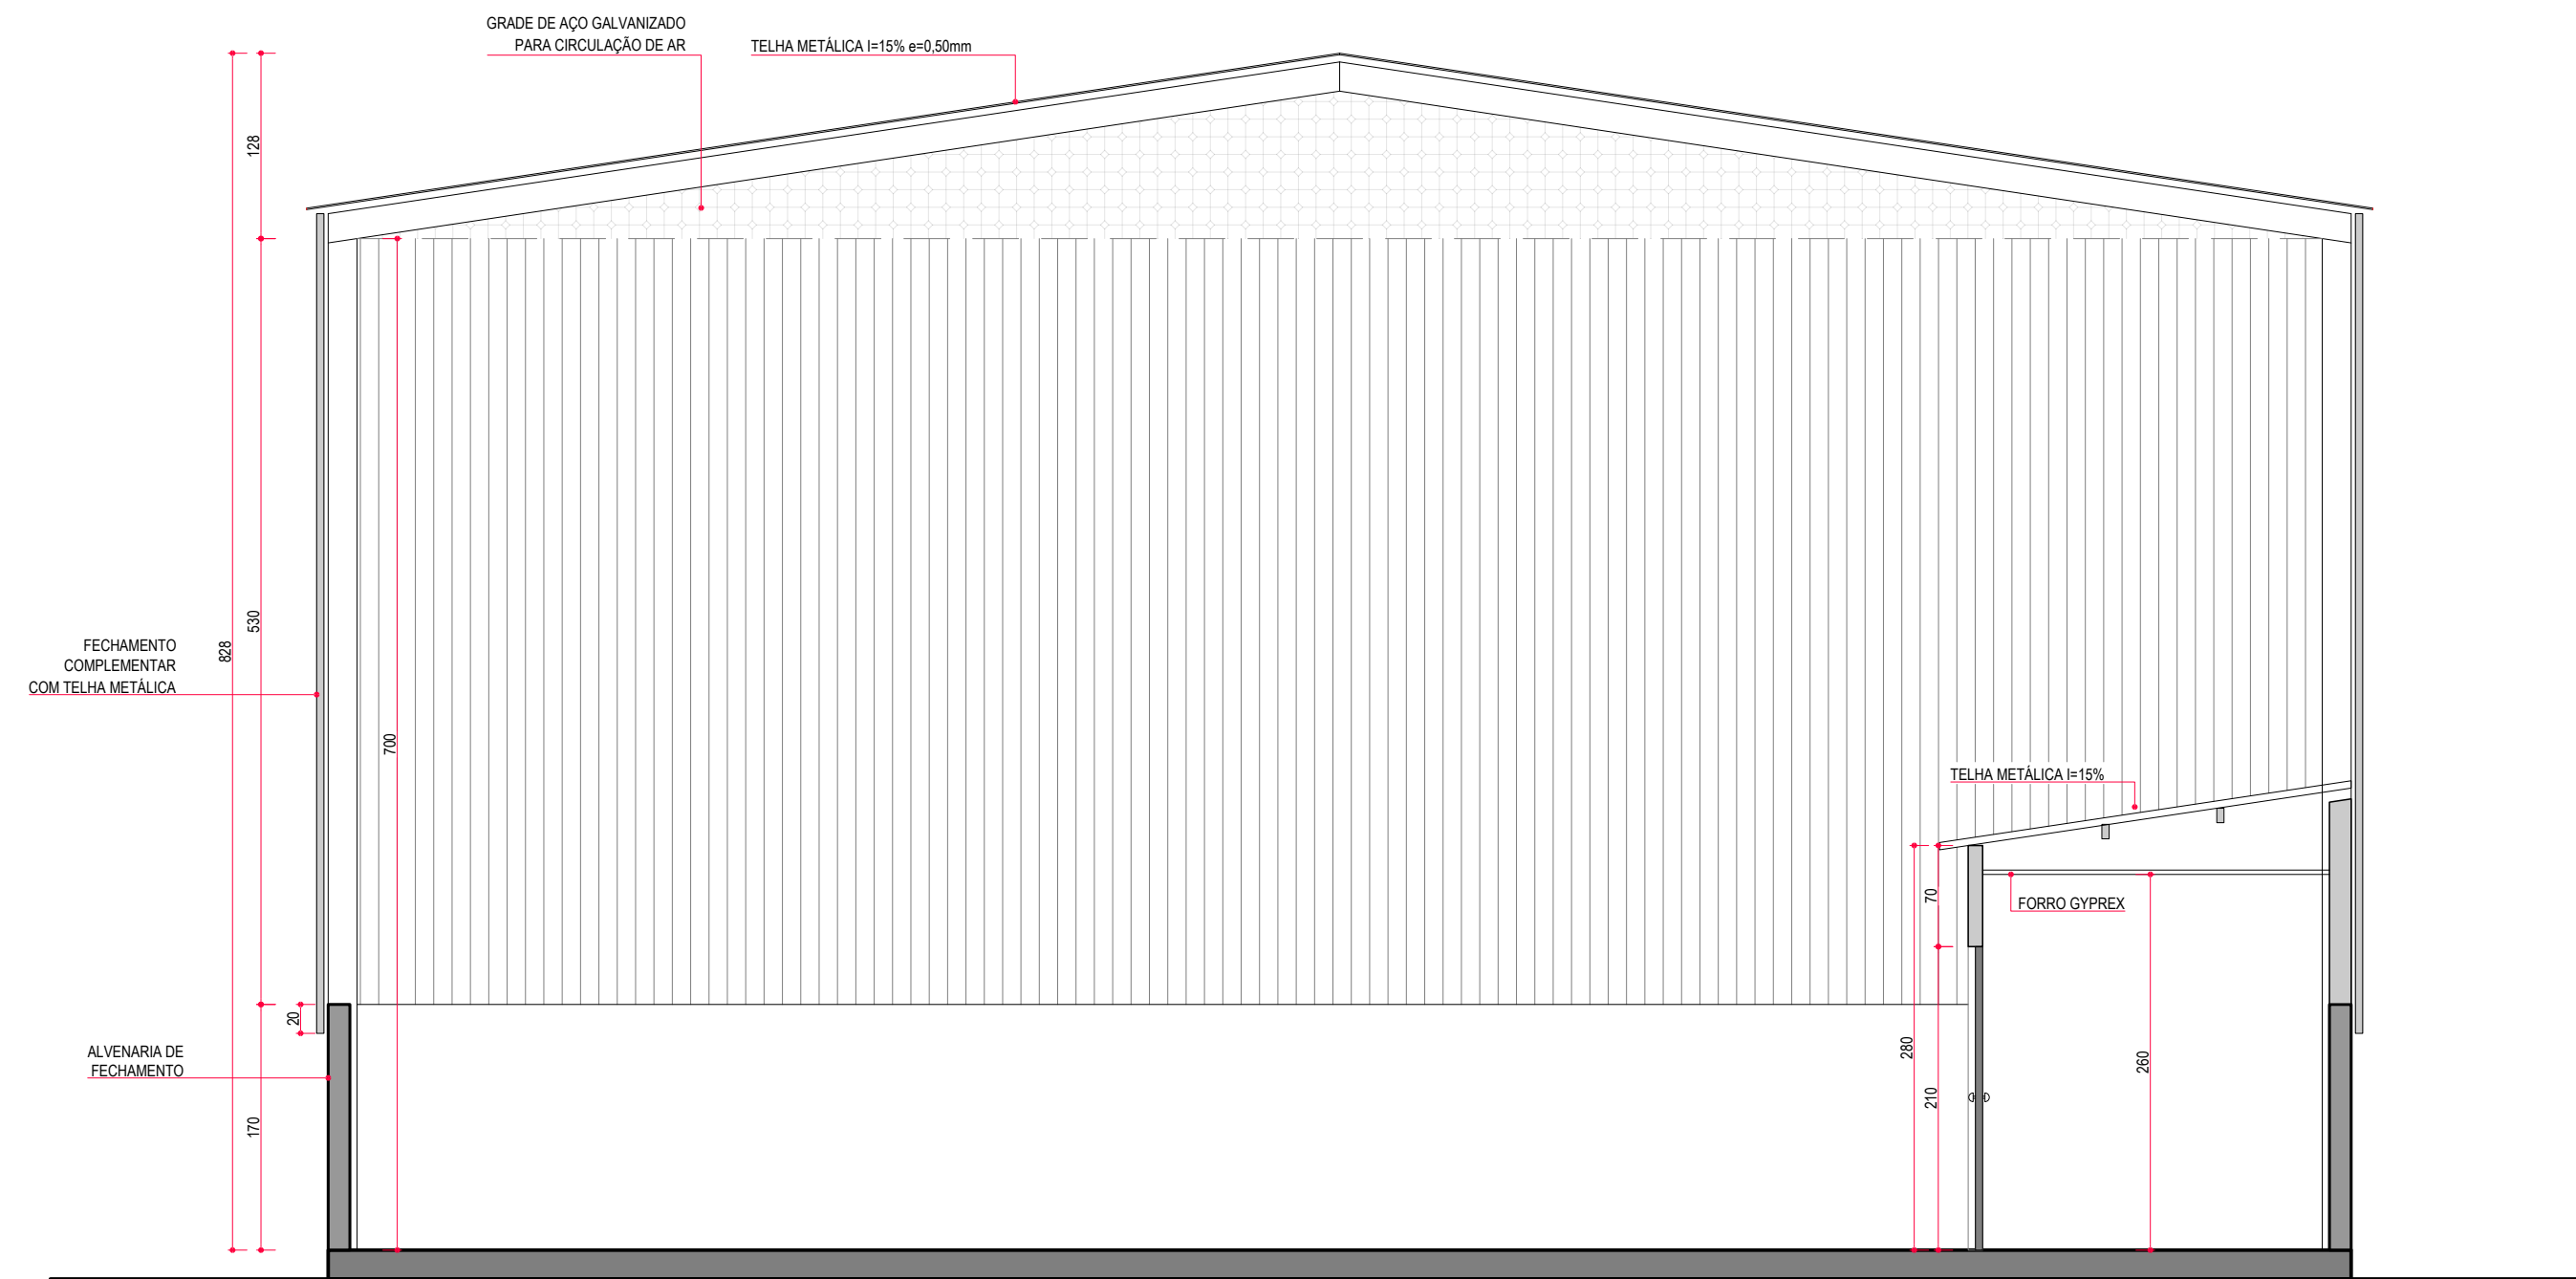

CORTE AA'
ESCALA 1:100

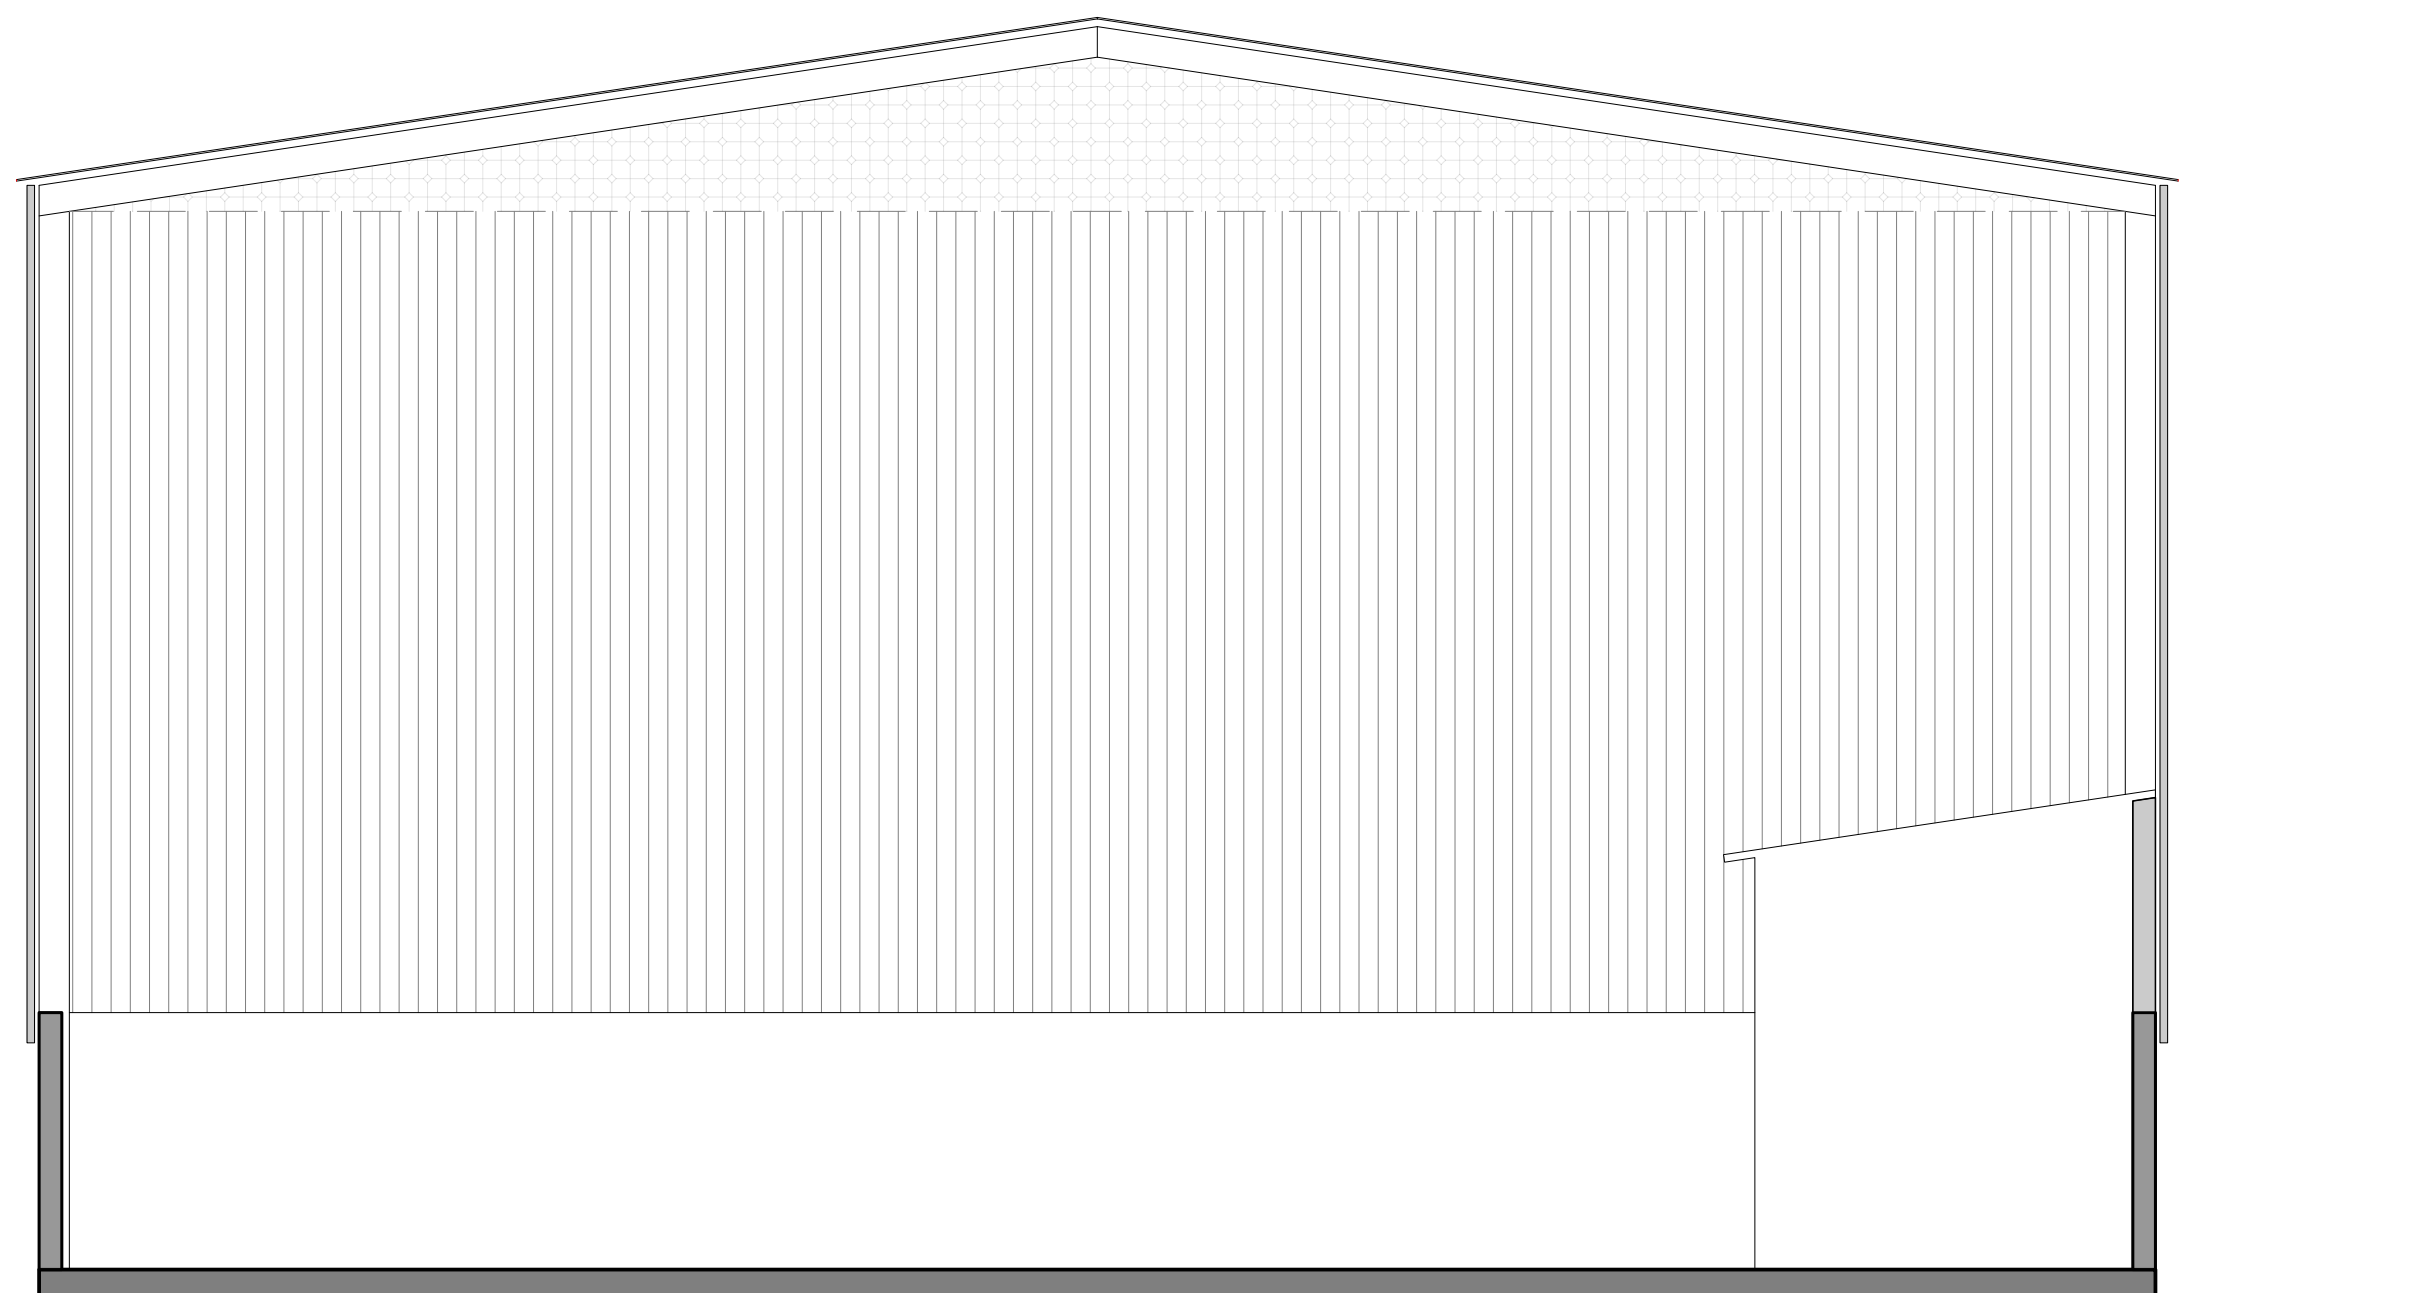

FACHADA
ESCALA 1:100

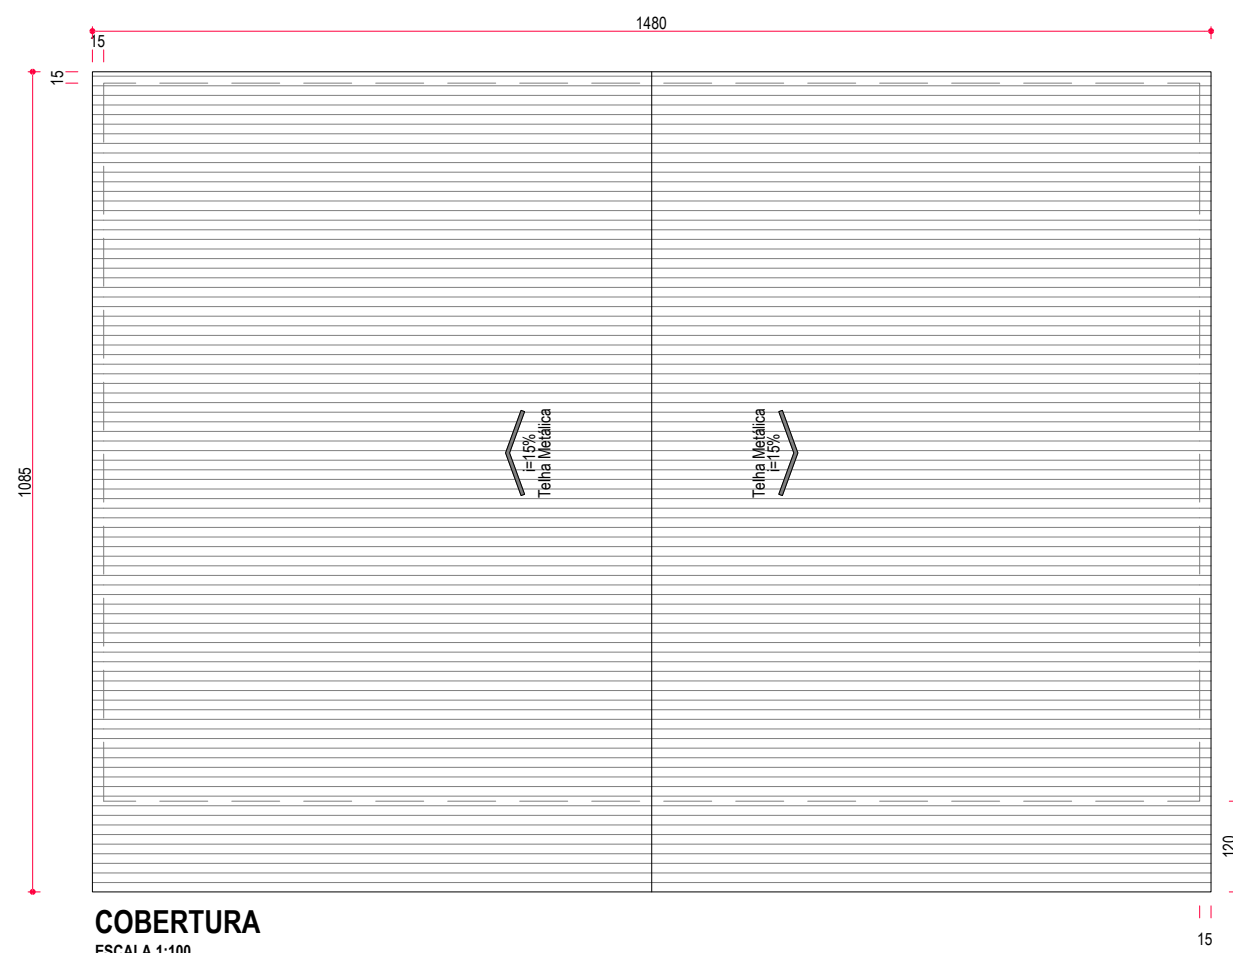

COBERTURA
ESCALA 1:100



SITUAÇÃO
SEM ESCALA

ANOTAÇÕES GERAIS

* TODAS AS COTAS ESTÃO EM CENTÍMETROS
* MEDIDAS BROOKS.
Caminhão: h= 6,60m L = 2,50m
Caçamba: L= 1,75m C= 3,10m H=1,30m
Coordenadas de Referência Implantação : 26° 13.941'S , 48° 38.137'O

REVISÃO	DESCRIÇÃO	DATA	EXEC.	REV.	APROV.
01	ARQ. CENTRAL DE RESÍDUOS, V1.DWG	10/11/2020	AJM	AJM	AJM

PROJETO

ARQUITETURA

CENTRAL DE RESÍDUOS SÓLIDOS

DADOS DO PROJETO

CONTEÚDO	ESCALA
Planta Baixa, Corte, Cobertura, Locação e Perspectiva	INDICADA
PROPRIETÁRIO	DATA
SCPAR - PORTO DE SÃO FRANCISCO DO SUL	10/11/2020
ENDEREÇO	FOLHA
R. Eng. Leite Ribeiro, 782 - Centro, São Francisco do Sul - SC, 89240-000	01/03

APROVAÇÃO

PROPRIETÁRIO


SCPAR - Porto de São Francisco do Sul
CNPJ: 29.307.962/0001-40

RESPONSABILIDADE TÉCNICA

ALBERTO JOÃO MARCATTO
ENGENHEIRO CIVIL - CREASC nº. 052910-0
albertomarcatto@gmail.com



 ESCALA 1:50



Diametro	Comp. Total (m)	Comp.Total + 5% (m)	Peso Total (kg)
Ø5mm	12,0m	12,0m	1,84 kg
Ø8mm	4464,0m	4687,2m	1851,44 kg
Ø12,5mm	84,0m	88,2m	84,93 kg
TOTAL			1.938,21 kg
TR-8	80,0m	80,0m	-----

CONCRETO FCK 30MPa - 30,5m³



Caixa Separadora AGUA/ÓLEO

Volume Estimado de água para lavação: 2m³/h
Caixa Separadora enterrada de PRFV ou concreto armado: volume total adotado: 2,00m³
Ver Detalhamento

CENTRAL DE RESÍDUOS SÓLIDOS

PROJETO

DADOS DO PROJETO

CONTEÚDO

Planta Baixa, Corte, Cobertura, Locação e Perspectiva

PROPRIETÁRIO

SCPAP - PORTO DE SÃO FRANCISCO DO SUL

ENDEREÇO

R. Eng. Leite Ribeiro, 782 - Centro, São Francisco do Sul - SC,
89240-000

ESCALA

INDICADA

DATA

10/11/2020

FOLHA


03 / 03

PROPRIETÁRIO


SCPAR - Porto de São Francisco do Sul
CNPJ: 29.307.982/0001-40

RESPONSABILIDADE TÉCNICA


ALBERTO JOÃO MARCATTO
ENGENHEIRO CIVIL - CREA/SC nº: 052910-0
albertomarcatto@gmail.com

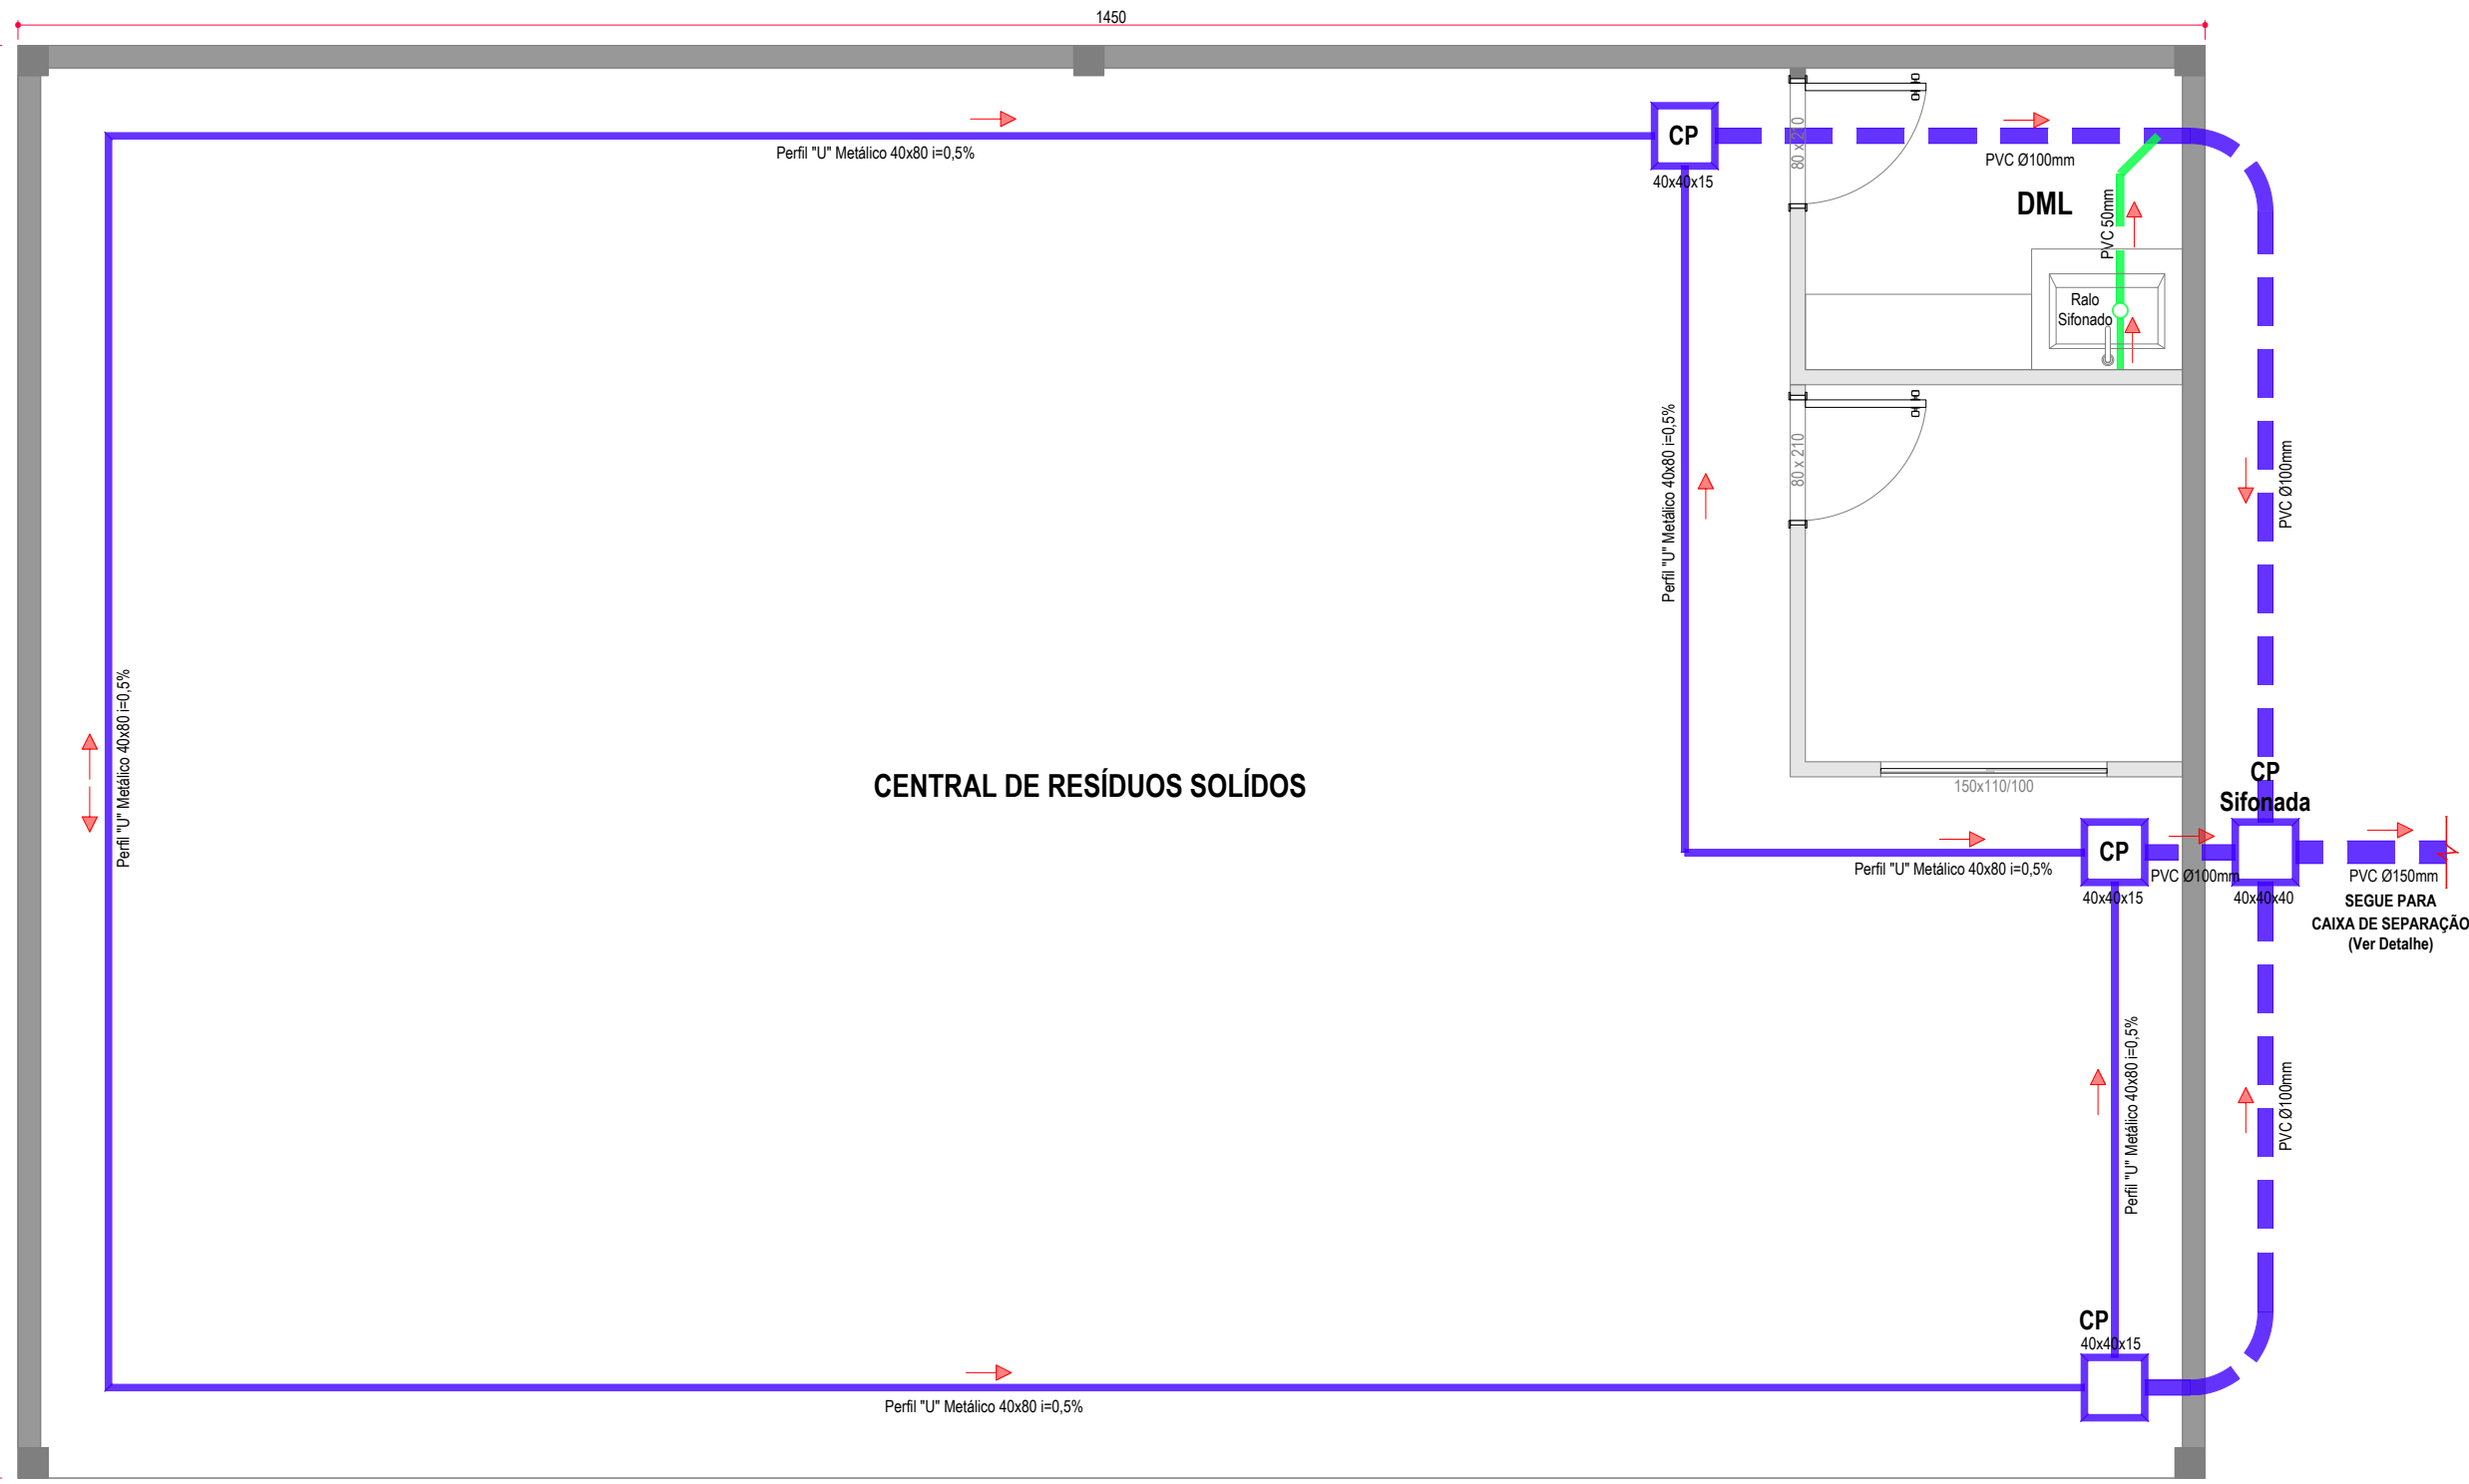


DRENAGEM
ESCALA 1:50

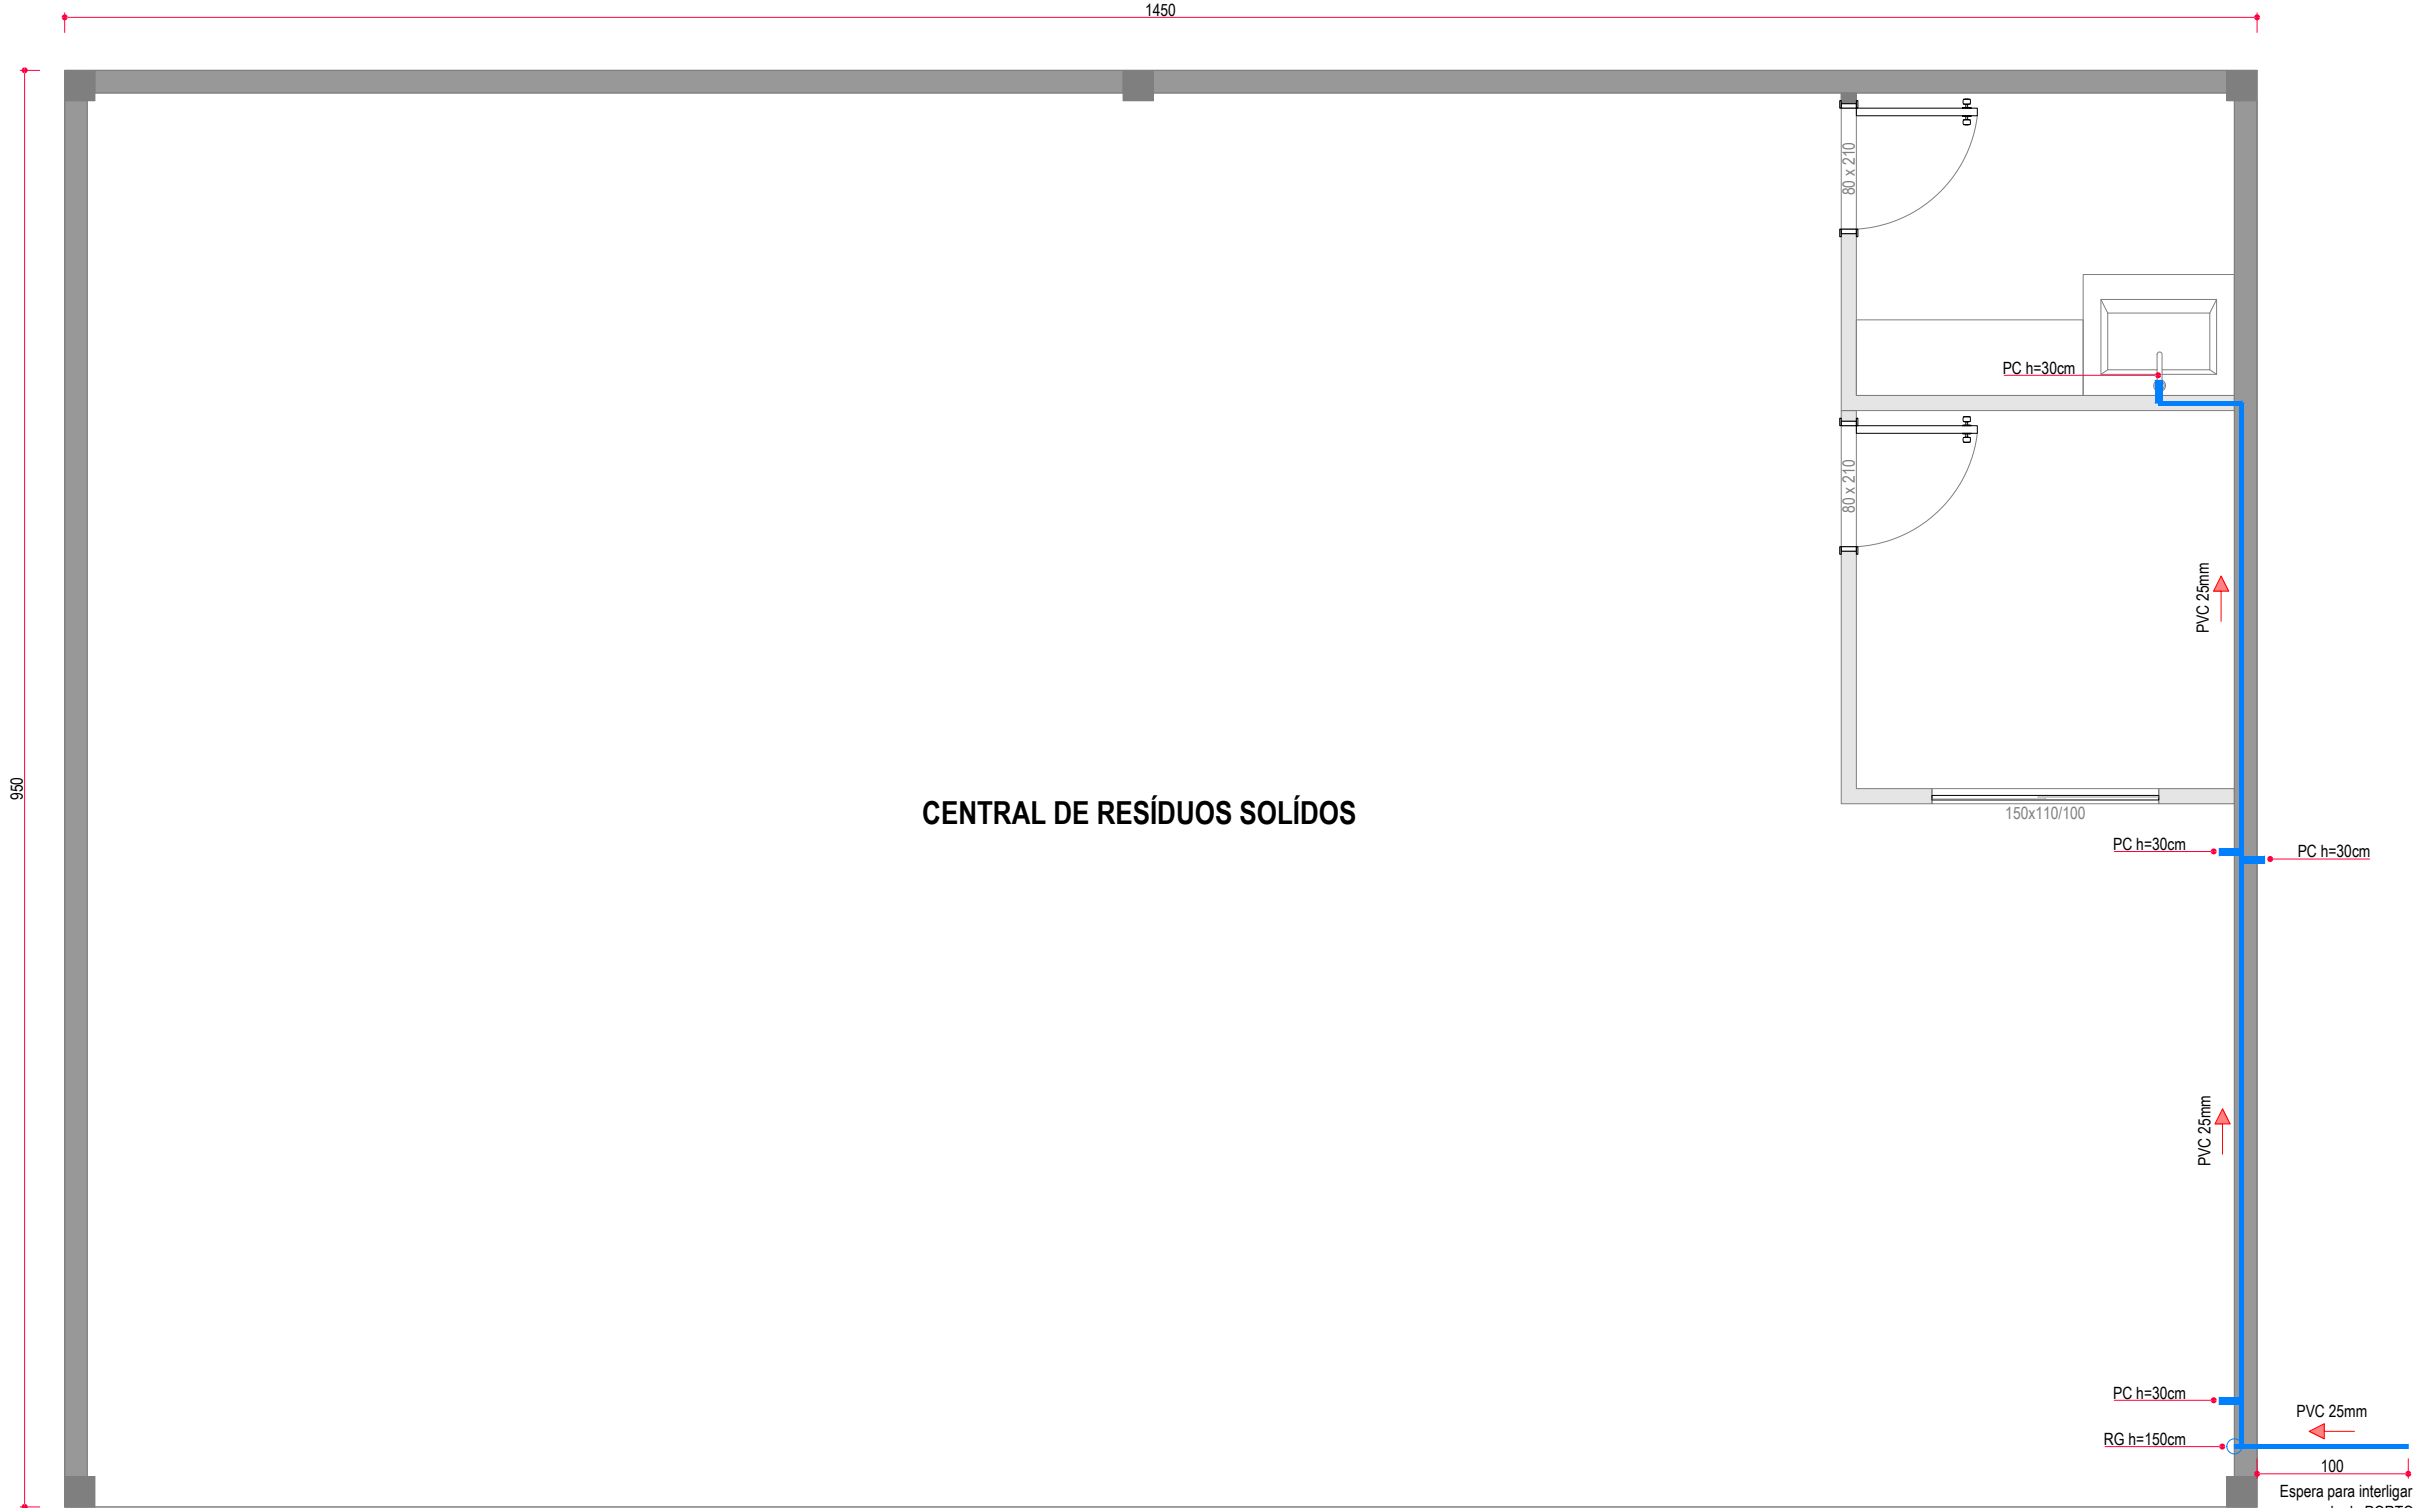

REDE DE ÁGUA FRIA
ESCALA 1:50

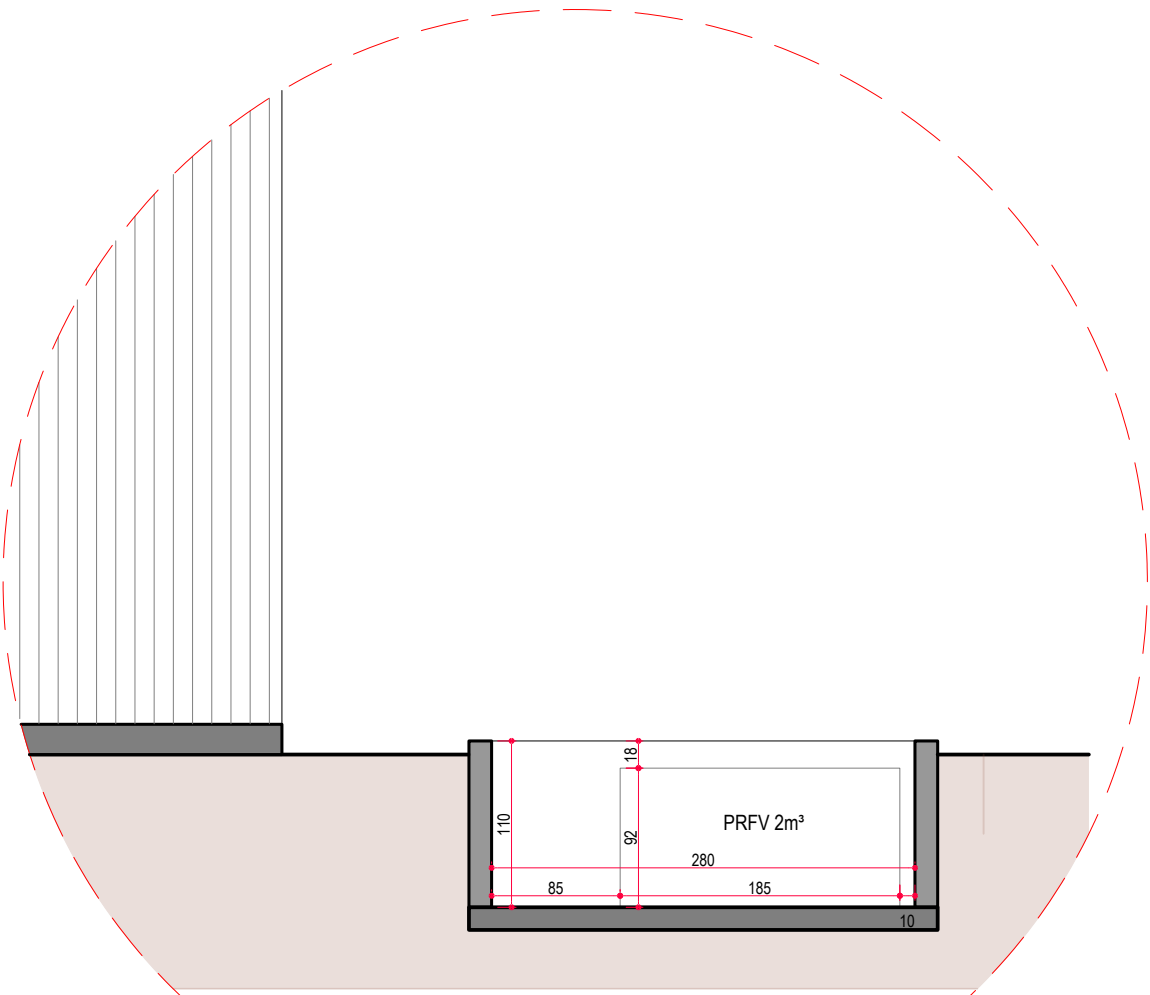


CORTE
ESCALA 1:50

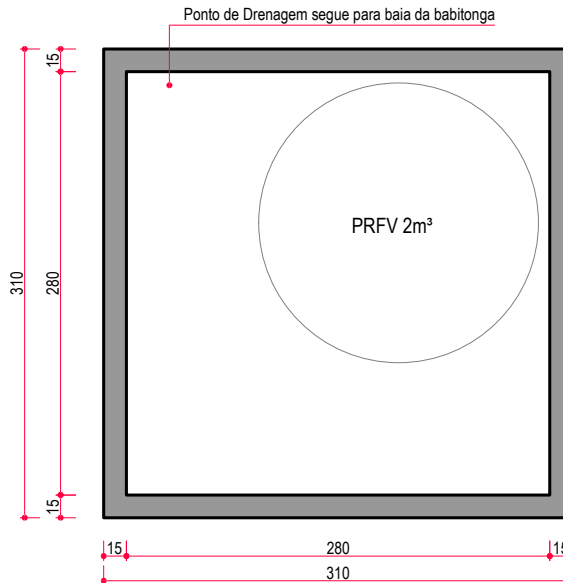

DETALHE BASE PARA RESERVATÓRIO
ESCALA 1:50

DETALHE CAIXA SEPARADORA
ESCALA 1:50
LIMPEZA SEMESTRAL

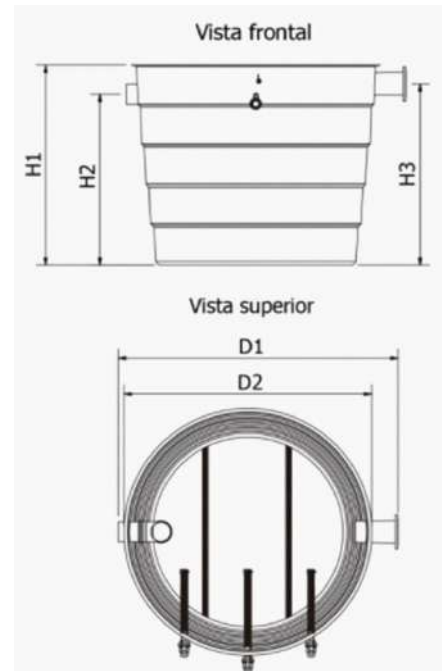

VOLUME ESTIMADOS:
Volume água para lavação: 2m³/h
Caixa Separadora enterrada de PRFV: total adotado: 2,00m³

Volume	Vazão	H1	H2	H3	D1	D2	Tubulação	Registros
2000 L	4000 L/H	920 mm	812 mm	662 mm	1854 mm	1768 mm	100 mm	25 mm
3000 L	6000 L/H	1515 mm	1407 mm	1257 mm	1854 mm	1611 mm	100 mm	25 mm
5000 L	10000 L/H	1850 mm	1780 mm	1547 mm	2240 mm	2020 mm	100 mm	25 mm



REVISÃO	DESCRIÇÃO	DATA	EXEC.	REV.	APROV.
01	ARQ. CENTRAL DE RESÍDUOS_V1.DWG	10/11/2020	AJM	AJM	AJM

PROJETO

HIDROSSANITÁRIO

CENTRAL DE RESÍDUOS SÓLIDOS

DADOS DO PROJETO	ESCALA
CONTEÚDO	INDICADA
Planta Baixa, Corte, Cobertura, Locação e Perspectiva	
PROPRIETÁRIO	DATA
SCPAR - PORTO DE SÃO FRANCISCO DO SUL	10/11/2020
ENDEREÇO	FOLHA
R. Eng. Leite Ribeiro, 782 - Centro, São Francisco do Sul - SC, 89240-000	02 / 03

APROVAÇÃO	PROPRIETÁRIO
	SCPAR - Porto de São Francisco do Sul CNPJ: 29.307.982/0001-40
	RESPONSABILIDADE TÉCNICA
	ALBERTO JOÃO MARCATTO ENGENHEIRO CIVIL - CREA/SC nº: 052910-0 albertomarcatto@gmail.com